

### Zeichenerklärung

**Planung**

- Bankett
- Radweg
- Bankett
- Entwässerungsmulde
- 2,5%
- Querneigung
- Beleuchtung mit lfd.-Nr
- Wurzelschutzfolie

Gradienten-  
hoch- / -tiefpunkt  
mit Angabe der Station

Neigungsbruchpunkt  
mit Angabe von  
Bau-km,  
Längsneigung  
und Abstand  
zum nächsten  
Neigungsbruchpunkt

### Zeichenerklärung

**vorhandene Versorgungseinrichtungen**

**Stadtwerke Schwerin GmbH**

- Trinkwasserleitung
- Gasleitung
- Energieanlagen (MSP)
- Energieanlagen (NSP)
- Telekommunikationsanlagen

**WEMAG NETZ GmbH**

- Leitungsabschnitt MS
- Leitungsabschnitt HS
- Schutzstreifen

**Telekom Deutschland GmbH**

- Telekommunikationsanlagen

### Zeichenerklärung

**Beschilderung**

- Verkehrszeichen/Zusatzzeichen  
einschl. Rohrfosten  
liefern und anbringen/aufstellen

**Markierung**

- B=0,25  
B = Breitstrich 0,25 m  
0,5/0,2 = Strich/Lücke in m

**Anmerkung:**  
Verkehrszeichen gemäß VzKat 1992  
und RWB 2000. Beim Setzen der Rohrfosten  
für die Verkehrszeichen usw. ist auf  
die Lage der Versorgungsanlagen zu achten.

**Anmerkung:**  
Markierung gemäß  
RMS-1 Ausgabe 1993 und  
RMS-2 Ausgabe 1980

**Vermessung:**  
Vermessungs- und Geoinformationsbehörde  
des Landkreises Ludwigslust-Parchim  
und der Landeshauptstadt Schwerin  
ausgegeben durch  
Landkreis Ludwigslust-Parchim  
Fachdienst Vermessung und Geoinformation  
Garnisonsstraße 1, 19288 Ludwigslust

Koord. System: ETRS89\_UTM33  
Lagestatus: 189  
Höhe: DHHN 92  
Aufnahme: 10.01.2020  
erstellt von: J.-E. Krüger

1 2 3 4

Planung: **VUS** Ingenieurplanung GmbH&Co.KG

Bäckerstraße 17  
19053 Schwerin  
Tel.: 0385/58 97 98-30, Fax: 0385/58 97 98-39  
E-Mail: schwerin@vius.de

|            |                      |                      |
|------------|----------------------|----------------------|
| bearbeitet | Datum                | Zeichen              |
| gezeichnet | 02/2022              | gez. Miriam Willmann |
| geprüft:   | gez. Torsten Schäfer | Büroleiter           |

Auftraggeber:

**Landeshauptstadt Schwerin**  
Am Packhof 2-6  
19053 Schwerin

|            |       |         |
|------------|-------|---------|
| bearbeitet | Datum | Zeichen |
| geprüft    |       |         |

|          |                  |       |      |
|----------|------------------|-------|------|
| Lfd.-Nr. | Art der Änderung | Datum | Name |
|          |                  |       |      |

## VORPLANUNG

**Landeshauptstadt Schwerin**

Unterlage / Blatt-Nr.: 5 / 1

**Lageplan  
mit Leitungsbestand**

Straße / Abschn.-Nr. / Station: Greifswalder Straße


PROJIS-Nr.:

Maßstab: 1:250

## Radweg Greifswalder Straße

aufgestellt:  
**Landeshauptstadt Schwerin**

Schwerin, den .....

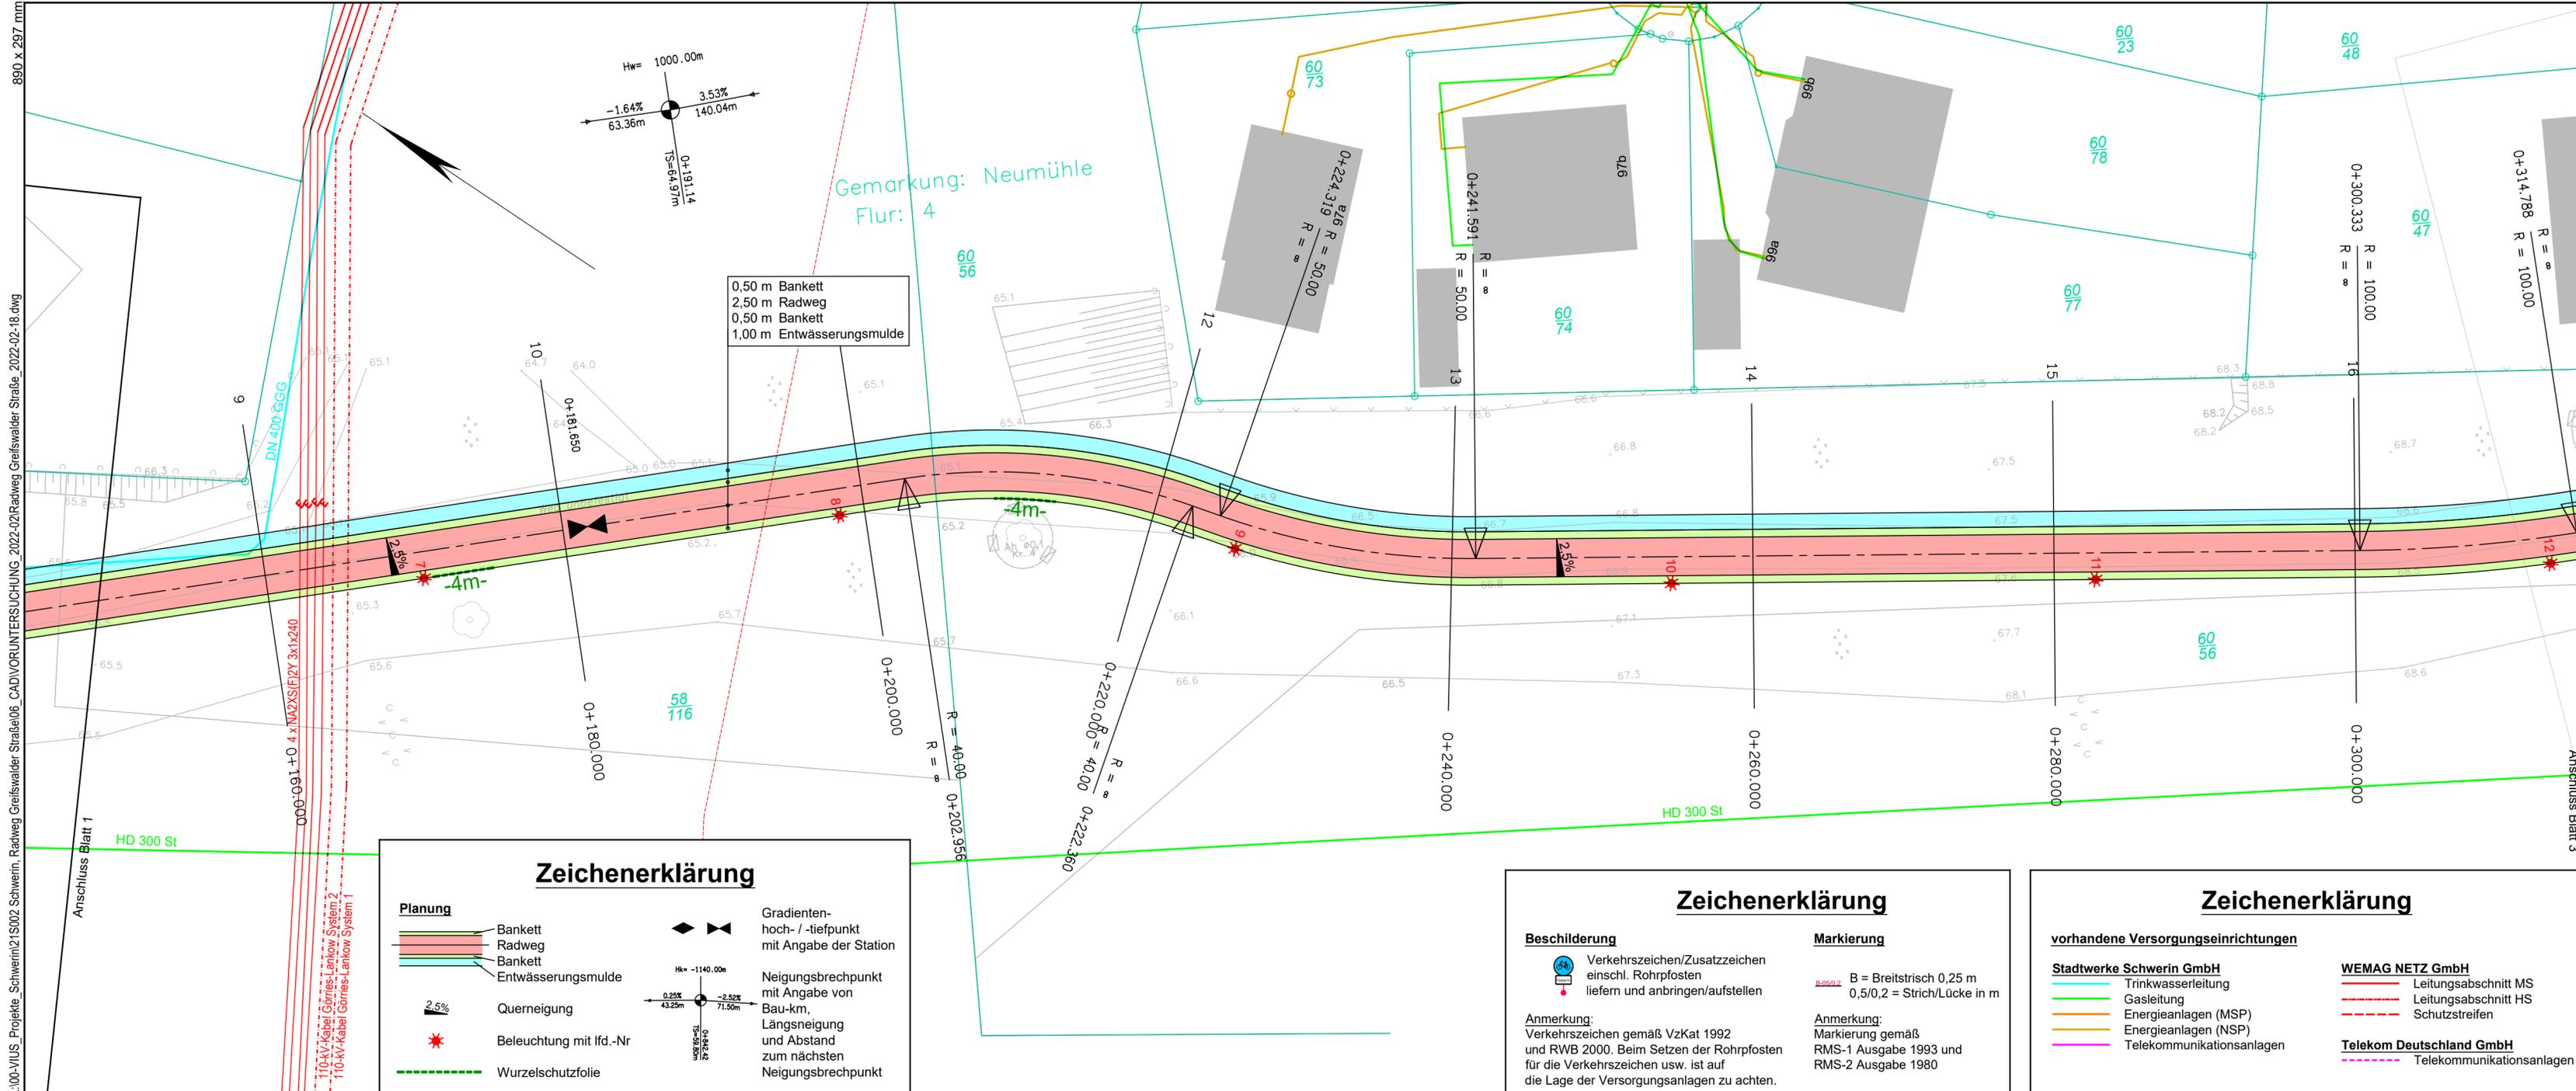

0,50 m Bankett  
2,50 m Radweg  
0,50 m Bankett  
1,00 m Entwässerungsmulde

### Zeichenerklärung

|  |                         |  |  |
|--|-------------------------|--|--|
|  | Bankett                 |  | Gradienten-<br>hoch- / -tiefpunkt<br>mit Angabe der Station  |
|  | Radweg                  |  | Neigungsbrechpunkt<br>mit Angabe von<br>Bau-km,<br>Längsneigung<br>und Abstand<br>zum nächsten<br>Neigungsbrechpunkt |
|  | Entwässerungsmulde      |  | Querneigung  |
|  | Beleuchtung mit lfd.-Nr |  | Wurzelschutzfolie  |

### Zeichenerklärung

|                   |   |                   |  |
|-------------------|---|-------------------|--|
|                   | <b>Beschilderung</b><br>Verkehrszeichen/Zusatzzeichen<br>einschl. Rohrpfosten<br>liefern und anbringen/aufstellen   |                   | <b>Markierung</b><br>B = Breitstrich 0,25 m<br>0,5/0,2 = Strich/Lücke in m |
| <b>Anmerkung:</b> | Verkehrszeichen gemäß VzKat 1992<br>und RWB 2000. Beim Setzen der Rohrpfosten<br>für die Verkehrszeichen usw. ist auf<br>die Lage der Versorgungsanlagen zu achten. | <b>Anmerkung:</b> | Markierung gemäß<br>RMS-1 Ausgabe 1993 und<br>RMS-2 Ausgabe 1980           |

### Zeichenerklärung

|  |  |  |  |
|--|--|--|--|
| <b>vorhandene Versorgungseinrichtungen</b> | <b>Stadtwerke Schwerin GmbH</b><br>Trinkwasserleitung<br>Gasleitung<br>Energieanlagen (MSP)<br>Energieanlagen (NSP)<br>Telekommunikationsanlagen | <b>WEMAG NETZ GmbH</b><br>Leitungsabschnitt MS<br>Leitungsabschnitt HS<br>Schutzstreifen | <b>Telekom Deutschland GmbH</b><br>Telekommunikationsanlagen |
|--|--|--|--|

|   |   |   |   |
|---|---|---|---|
| 1 | 2 | 3 | 4 |
|---|---|---|---|

Planung: **VUS** Ingenieurplanung GmbH&Co.KG  
Bäckerstraße 17  
19053 Schwerin  
Tel.: 0385/58 97 98-30, Fax: 0385/58 97 98-39  
E-Mail: schwerin@vius.de

|            |         |                      |                      |
|------------|---------|----------------------|----------------------|
| Datum      | 02/2022 | Zeichen              | gez. Miriam Willmann |
| bearbeitet |         | gezeichnet           | gez. Roswitha Helwig |
| geprüft    |         | gez. Torsten Schäfer | Büroleiter           |

Auftraggeber: **Landeshauptstadt Schwerin**  
Am Packhof 2-6  
19053 Schwerin

|            |  |         |  |
|------------|--|---------|--|
| Datum      |  | Zeichen |  |
| bearbeitet |  | geprüft |  |


|          |                  |       |      |
|----------|------------------|-------|------|
| Lfd.-Nr. | Art der Änderung | Datum | Name |
|          |                  |       |      |

## VORPLANUNG

Landeshauptstadt Schwerin  
Unterlage / Blatt-Nr.: 5 / 2  
**Lageplan mit Leitungsbestand**  
Straße / Abschn.-Nr. / Station: Greifswalder Straße  
PROJIS-Nr.: Maßstab: 1:250

## Radweg Greifswalder Straße

|  |  |
|--|--|
| aufgestellt:<br><b>Landeshauptstadt Schwerin</b> |  |
| Schwerin, den .....                              |  |

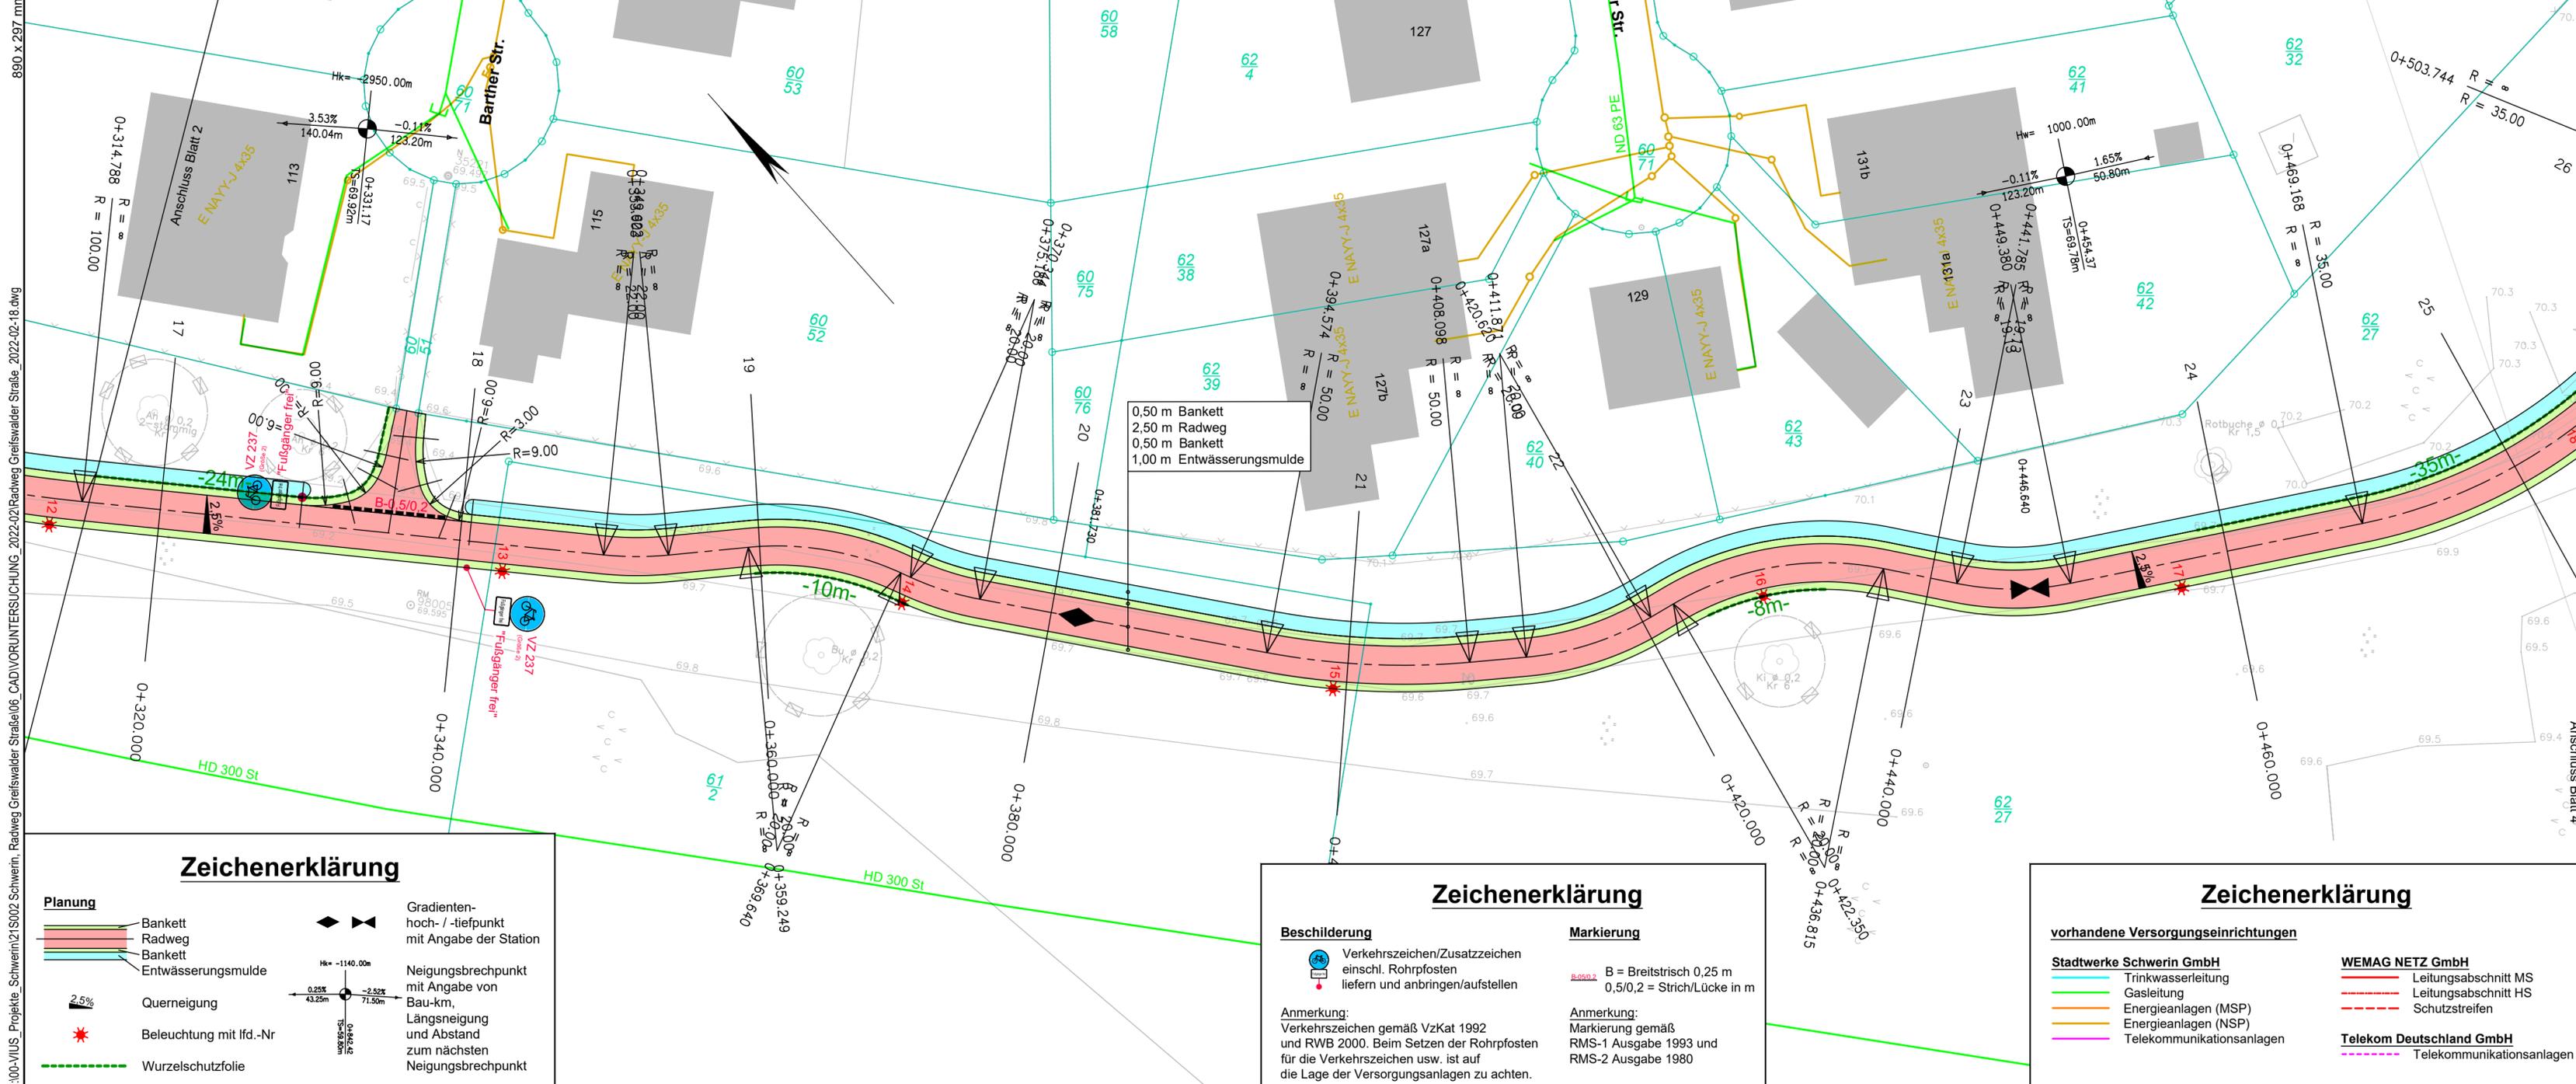

L:\100-VIUS\_Projekte\_Schwerin\215002\_Schwerin\_Radweg\_Greifswalder\_Straße\2022-02-18.dwg

|   |                      |                      |            |
|---|----------------------|----------------------|------------|
| Planung: <b>VUS</b> Ingenieurplanung GmbH&Co.KG |                      | Datum                | Zeichen    |
| bearbeitet                                      | 02/2022              | gez. Miriam Willmann |            |
| gezeichnet                                      | 02/2022              | gez. Roswitha Helwig |            |
| geprüft:  | gez. Torsten Schäfer |                      | Büroleiter |

|  |  |       |         |
|--|--|-------|---------|
| Auftraggeber: <b>Landeshauptstadt Schwerin</b><br>Am Packhof 2-6<br>19053 Schwerin |  | Datum | Zeichen |
| bearbeitet   |  |       |         |
| geprüft  |  |       |         |

| Lfd.-Nr. | Art der Änderung | Datum | Name |
|----------|------------------|-------|------|
|          |                  |       |      |
|          |                  |       |      |

## VORPLANUNG

|   |                                     |
|---|-------------------------------------|
| Landeshauptstadt Schwerin                           | Unterlage / Blatt-Nr.: 5 / 3        |
| Straße / Abschn.-Nr. / Station: Greifswalder Straße | <b>Lageplan mit Leitungsbestand</b> |
| PROJIS-Nr.:   | Maßstab: 1:250                      |

## Radweg Greifswalder Straße

|                           |  |
|---------------------------|--|
| aufgestellt:              |  |
| Landeshauptstadt Schwerin |  |
| Schwerin, den .....       |  |

### Zeichenerklärung


|  |                         |  |  |
|--|-------------------------|--|--|
|  | Bankett                 |  | Gradienten-<br>hoch- / -tiefpunkt<br>mit Angabe der Station  |
|  | Radweg                  |  | Neigungsbruchpunkt<br>mit Angabe von<br>Bau-km,<br>Längsneigung<br>und Abstand<br>zum nächsten<br>Neigungsbruchpunkt |
|  | Bankett                 |  |  |
|  | Entwässerungsmulde      |  |  |
|  | Querneigung             |  |  |
|  | Beleuchtung mit lfd.-Nr |  |  |
|  | Wurzelschutzfolie       |  |  |

### Zeichenerklärung

|   |   |
|---|---|
| <b>Beschilderung</b>  | <b>Markierung</b>   |
|   | B = Breitstrich 0,25 m<br>0,5/0,2 = Strich/Lücke in m                           |
| <b>Anmerkung:</b><br>Verkehrszeichen gemäß VZKat 1992 und RWB 2000. Beim Setzen der Rohrpfosten für die Verkehrszeichen usw. ist auf die Lage der Versorgungsanlagen zu achten. | <b>Anmerkung:</b><br>Markierung gemäß RMS-1 Ausgabe 1993 und RMS-2 Ausgabe 1980 |

### Zeichenerklärung

|  |                                |                                 |                           |
|--|--------------------------------|---------------------------------|---------------------------|
| <b>vorhandene Versorgungseinrichtungen</b> | <b>Stadwerke Schwerin GmbH</b> | <b>WEMAG NETZ GmbH</b>          |                           |
|  | Trinkwasserleitung             |                                 | Leitungsabschnitt MS      |
|  | Gasleitung                     |                                 | Leitungsabschnitt HS      |
|  | Energieanlagen (MSP)           |                                 | Schutzstreifen            |
|  | Energieanlagen (NSP)           | <b>Telekom Deutschland GmbH</b> |                           |
|  | Telekommunikationsanlagen      |                                 | Telekommunikationsanlagen |

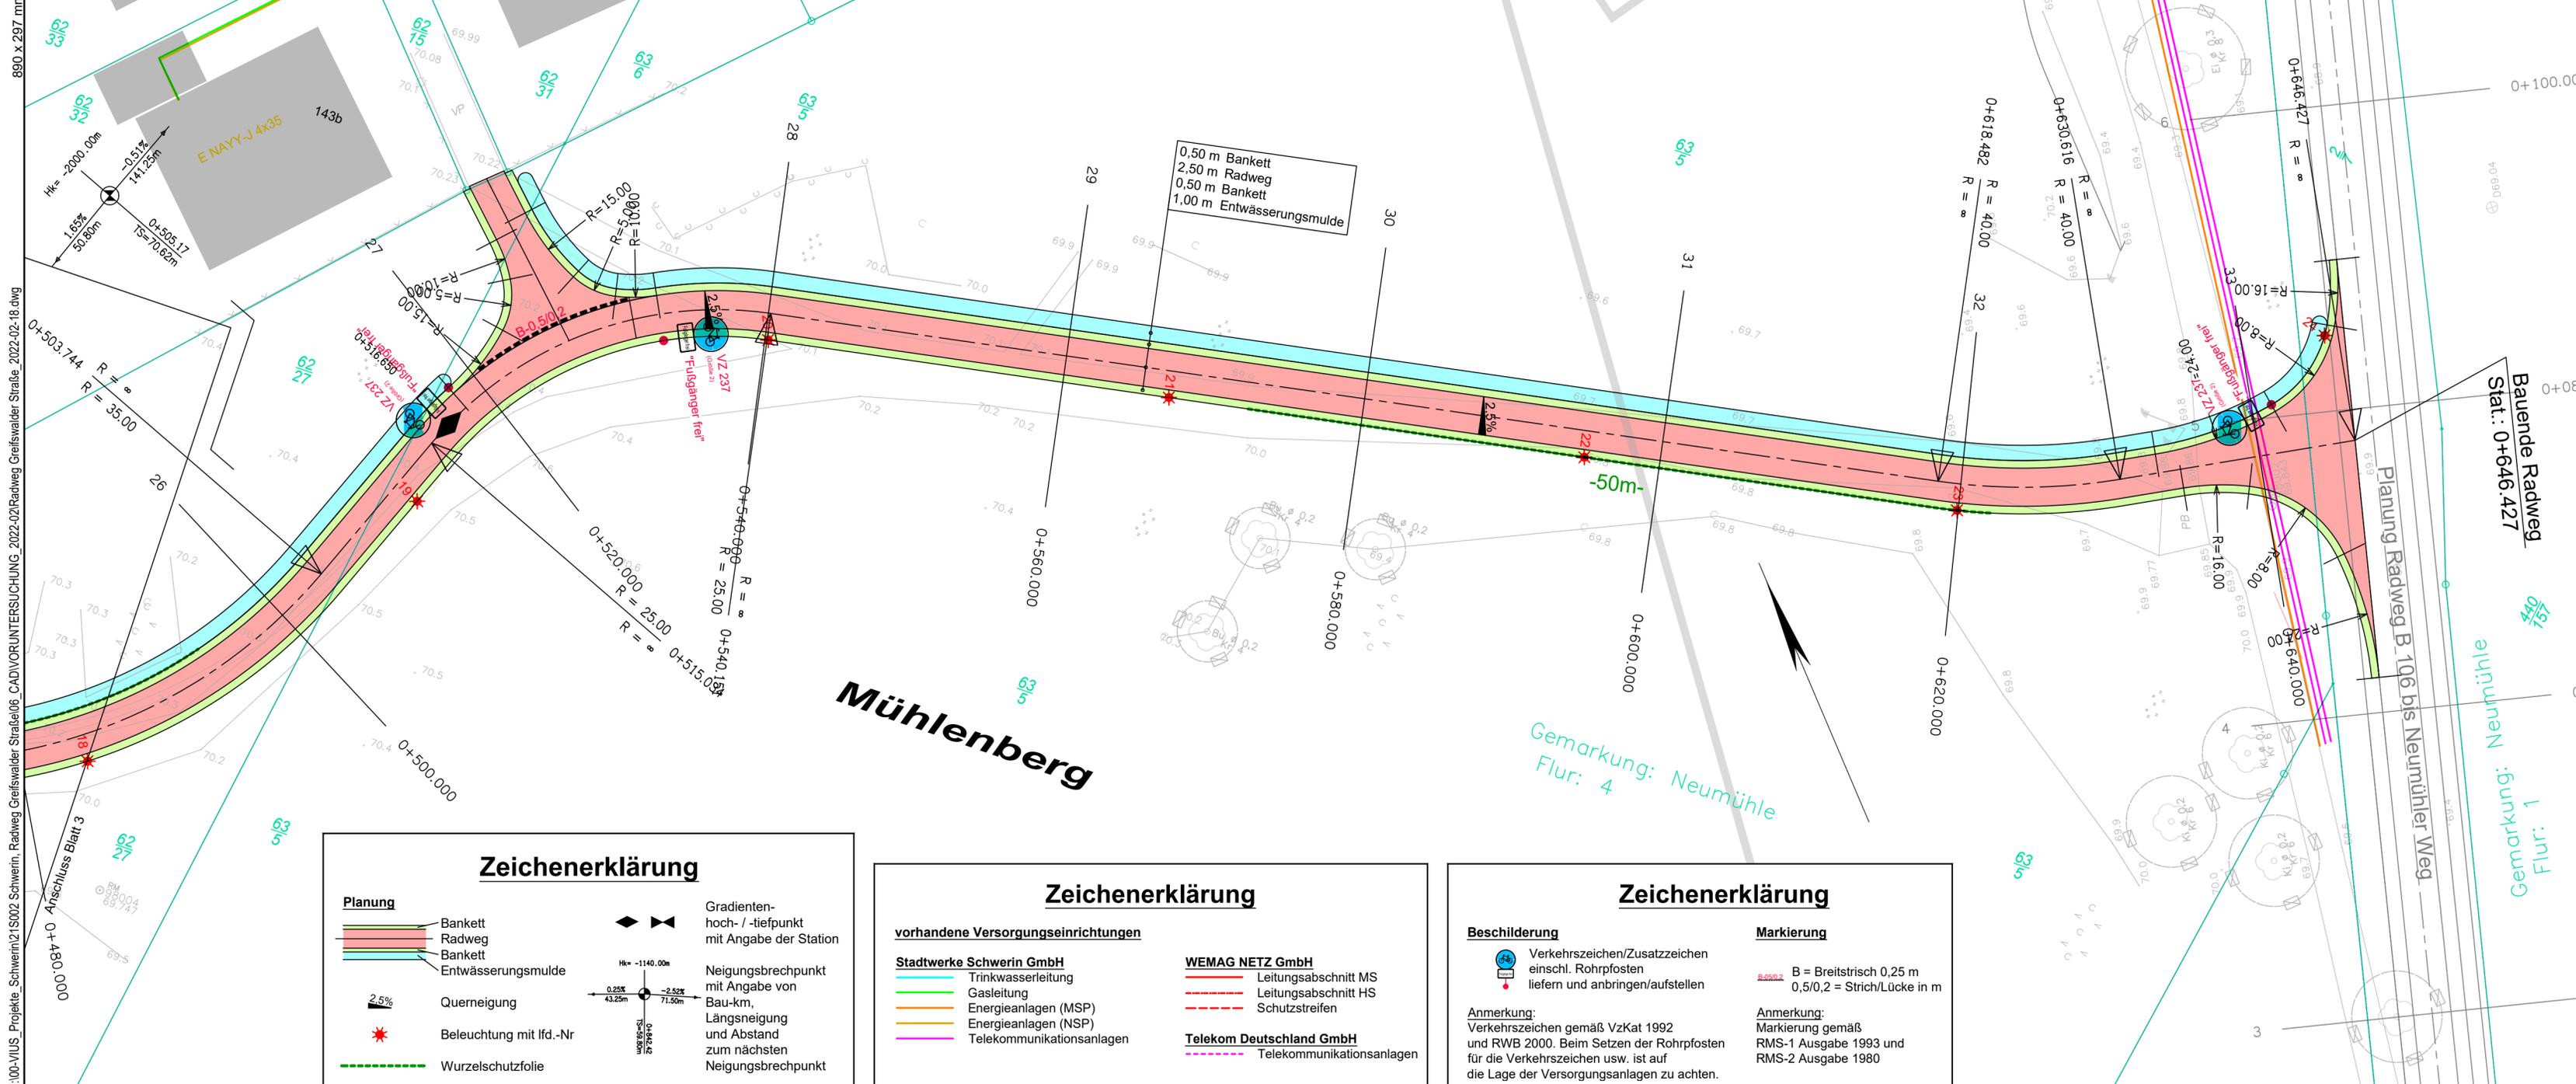

### Zeichenerklärung

|  |                    |  |  |
|--|--------------------|--|--|
|  | Planung            |  | Gradienten-<br>hoch- / -tiefpunkt<br>mit Angabe der Station  |
|  | Bankett            |  | Neigungsbruchpunkt<br>mit Angabe von<br>Bau-km,<br>Längsneigung<br>und Abstand<br>zum nächsten<br>Neigungsbruchpunkt |
|  | Radweg             |  | Querneigung  |
|  | Bankett            |  | Beleuchtung mit lfd.-Nr  |
|  | Entwässerungsmulde |  | Wurzelschutzfolie  |

### Zeichenerklärung

**vorhandene Versorgungseinrichtungen**

|  |                           |  |                      |
|--|---------------------------|--|----------------------|
|  | Trinkwasserleitung        |  | Leitungsabschnitt MS |
|  | Gasleitung                |  | Leitungsabschnitt HS |
|  | Energieanlagen (MSP)      |  | Schutzstreifen       |
|  | Energieanlagen (NSP)      |  |                      |
|  | Telekommunikationsanlagen |  |                      |

**Stadtwerke Schwerin GmbH**

**WEMAG NETZ GmbH**

**Telekom Deutschland GmbH**

### Zeichenerklärung

|  |   |  |   |
|--|---|--|---|
|  | Beschilderung   |  | Markierung  |
|  | Verkehrszeichen/Zusatzzeichen<br>einschl. Rohrpfosten<br>liefern und anbringen/aufstellen |  | B = Breitstrich 0,25 m<br>0,5/0,2 = Strich/Lücke in m |

**Anmerkung:**  
Verkehrszeichen gemäß VzKat 1992 und RWB 2000. Beim Setzen der Rohrpfosten für die Verkehrszeichen usw. ist auf die Lage der Versorgungsanlagen zu achten.

**Anmerkung:**  
Markierung gemäß RMS-1 Ausgabe 1993 und RMS-2 Ausgabe 1980

|   |   |   |   |
|---|---|---|---|
| 1 | 2 | 3 | 4 |
|---|---|---|---|

Planung: **VUS** Ingenieurplanung GmbH&Co.KG

Bäckerstraße 17  
19053 Schwerin  
Tel.: 0385/58 97 98-30, Fax: 0385/58 97 98-39  
E-Mail: schwerin@vius.de

|            |         |                                    |
|------------|---------|------------------------------------|
| bearbeitet | 02/2022 | gez. Miriam Willmann               |
| gezeichnet | 02/2022 | gez. Roswitha Helwig               |
| geprüft    |         | gez. Torsten Schäfer<br>Büroleiter |

Auftraggeber: **Landeshauptstadt Schwerin**

Am Packhof 2-6  
19053 Schwerin

|            |  |  |
|------------|--|--|
| bearbeitet |  |  |
| geprüft    |  |  |

|          |                  |       |      |
|----------|------------------|-------|------|
| Lfd.-Nr. | Art der Änderung | Datum | Name |
|          |                  |       |      |

## VORPLANUNG

Landeshauptstadt Schwerin

Straße / Abschn.-Nr. / Station: Greifswalder Straße

PROJIS-Nr.:

Unterlage / Blatt-Nr.: 5 / 4

**Lageplan mit Leitungsbestand**

Maßstab: 1:250

## Radweg Greifswalder Straße

|  |  |
|--|--|
| aufgestellt:<br><b>Landeshauptstadt Schwerin</b> |  |
| Schwerin, den .....                              |  |