

L:\100-VIUS_Projekte_Schwerin\12\IS003 Schwerin, Radweg B106-Neumühler Weg\06_CAD\VPL_2022-02\VPL_2022-03-01_RW_Greifswalder Str. bis Neumühler Weg.dwg 297 x 960 mm

Zeichenerklärung

vorhandene Versorgungseinrichtungen

- | | |
|---------------------------------|---------------------------------|
| Stadtwerke Schwerin GmbH | WEMAG NETZ GmbH |
| Trinkwasserleitung | Leitungsabschnitt MS |
| Regenwasserkanal | Leitungsabschnitt HS |
| Gasleitung | Schutzstreifen |
| Energieanlagen (MSP) | |
| Energieanlagen (NSP) | |
| Telekommunikationsanlagen | Telekom Deutschland GmbH |
| | Telekommunikationsanlagen |

Zeichenerklärung

Beschilderung

- Verkehrszeichen/Zusatzzeichen einschl. Rohrpfosten
- liefern und anbringen/aufstellen

Anmerkung:
Verkehrszeichen gemäß VzKat 1992 und RWB 2000. Beim Setzen der Rohrpfosten für die Verkehrszeichen usw. ist auf die Lage der Versorgungsanlagen zu achten.


Markierung

- B = Breitstrich 0,25 m
- 0,5/0,2 = Strich/Lücke in m

Anmerkung:
Markierung gemäß RMS-1 Ausgabe 1993 und RMS-2 Ausgabe 1980

Zeichenerklärung


- | | | | | |
|----------------|-------------------|--------|-------------|-------------------------|
| Planung | Bankett | Radweg | Bankett | Entwässerungsmulde |
| TB | Tiefbordstein | 2,5% | Querneigung | Beleuchtung mit lfd.-Nr |
| | Wurzelschutzfolie | | | |

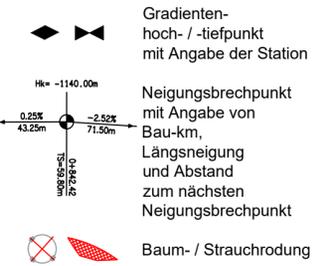

Gradienten-
hoch- / -tiefpunkt
mit Angabe der Station

Neigungsbruchpunkt
mit Angabe von
Bau-km,
Längsneigung
und Abstand
zum nächsten
Neigungsbruchpunkt

Baum- / Strauchrodung

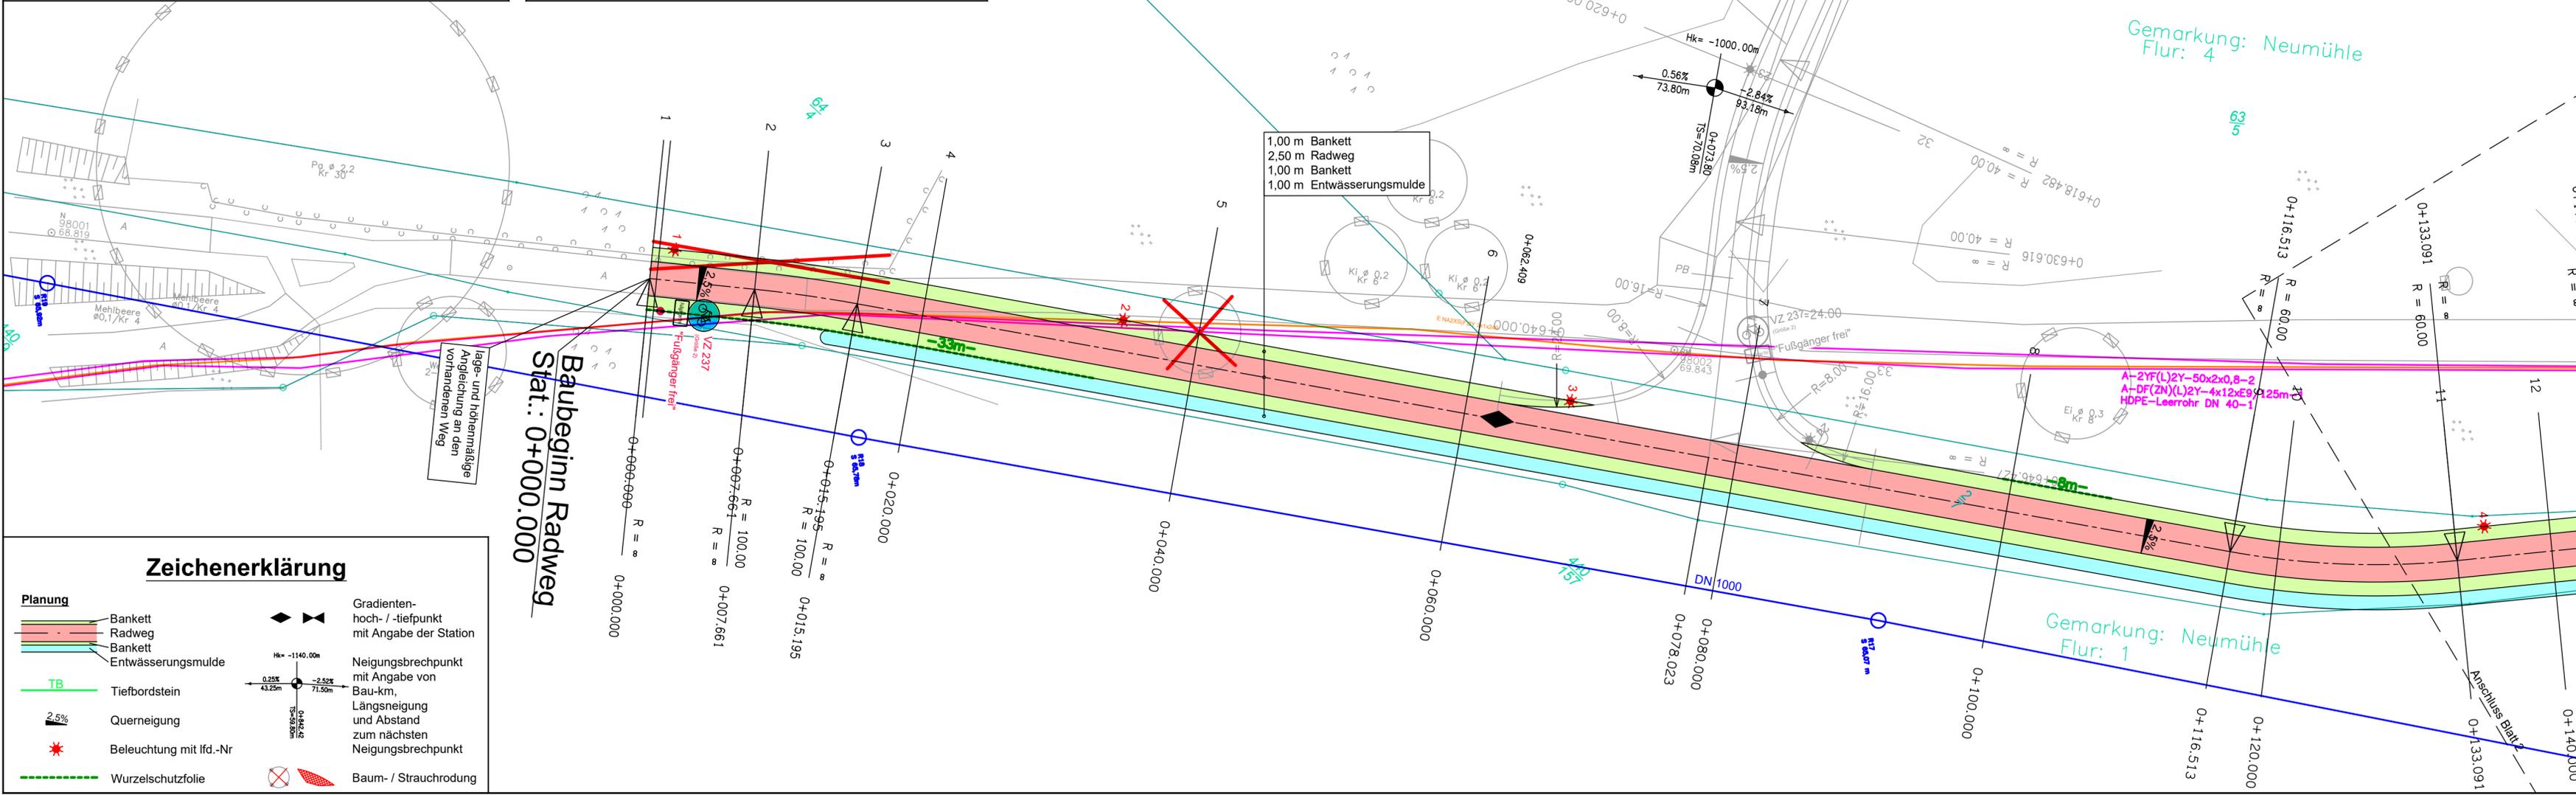

Planung:	VUS Ingenieurplanung GmbH&Co.KG	Datum	Zeichen
Bäckerstraße 17 19053 Schwerin Tel.: 0385/58 97 98-30, Fax: 0385/58 97 98-39 E-Mail: schwerin@vius.de		bearbeitet	02/2022
		gezeichnet	02/2022
		geprüft:	gez. Torsten Schäfer Büroleiter

Landeshauptstadt Schwerin Am Packhof 2-6 19053 Schwerin	Datum	Zeichen
	bearbeitet	
	geprüft	


Lfd.-Nr.	Art der Änderung	Datum	Name

VORPLANUNG

Landeshauptstadt Schwerin	Unterlage / Blatt-Nr.: 5 / 1
Straße / Abschn.-Nr. / Station: Neumühler Weg	Lageplan mit Leitungsbestand
PROJIS-Nr.:	Maßstab: 1:250

Radweg B106 (Tunnel) bis Neumühler Weg (Lankow)

aufgestellt:	Landeshauptstadt Schwerin
Schwerin, den	

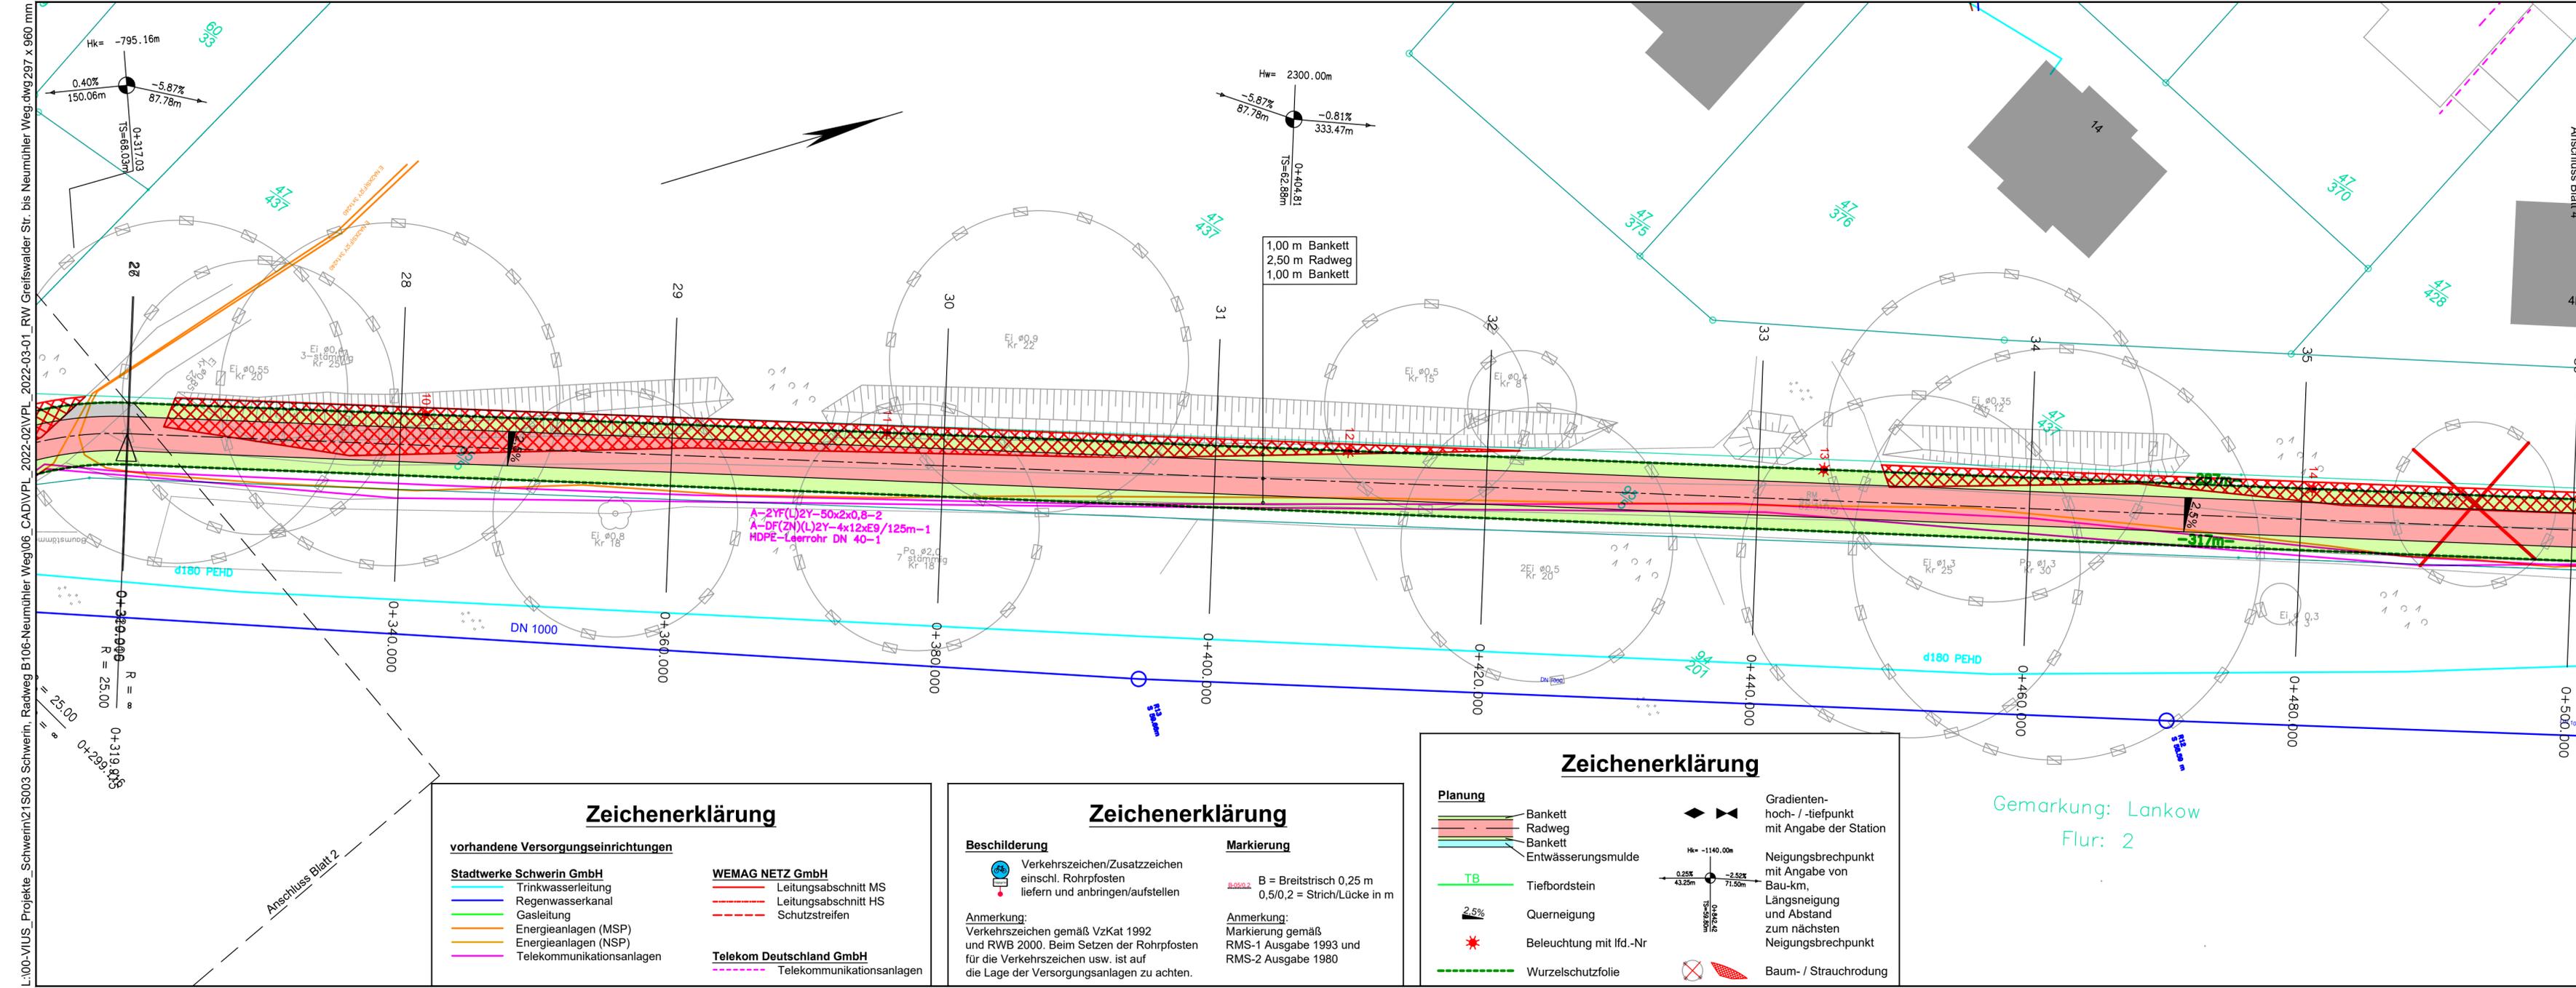

L:\100-VIUS_Projekte_Schwerin\12\IS003 Schwerin, Radweg B106-Neumühler Weg06_CAD\VP_L_2022-02\VP_L_2022-03-01_RW Greifswalder Str. bis Neumühler Weg.dwg 297 x 960 mm

Zeichenerklärung

vorhandene Versorgungseinrichtungen	
	Trinkwasserleitung
	Regenwasserkanal
	Gasleitung
	Energieanlagen (MSP)
	Energieanlagen (NSP)
	Telekommunikationsanlagen
	Leitungsabschnitt MS
	Leitungsabschnitt HS
	Schutzstreifen
	Telekommunikationsanlagen

Zeichenerklärung

Beschilderung	Markierung
Verkehrszeichen/Zusatzzeichen einschl. Rohrpfosten liefern und anbringen/aufstellen	B=0,25 B = Breitstrich 0,25 m 0,5/0,2 = Strich/Lücke in m
Anmerkung: Verkehrszeichen gemäß VzKat 1992 und RWB 2000. Beim Setzen der Rohrpfosten für die Verkehrszeichen usw. ist auf die Lage der Versorgungsanlagen zu achten.	Anmerkung: Markierung gemäß RMS-1 Ausgabe 1993 und RMS-2 Ausgabe 1980

Zeichenerklärung

Planung	Planung
	Bankett
	Radweg
	Bankett
	Entwässerungsmulde
	Tiefbordstein
	Querneigung
	Beleuchtung mit lfd.-Nr
	Wurzelschutzfolie
	Gradienten- hoch- / -tiefpunkt mit Angabe der Station
	Neigungsbrechpunkt mit Angabe von Bau-km, Längsneigung und Abstand zum nächsten Neigungsbrechpunkt
	Baum- / Strauchrodung

Gemarkung: Lankow
Flur: 2

1	2	3	4	5	6	7	8
---	---	---	---	---	---	---	---

Planung:		VUS Ingenieurplanung GmbH&Co.KG	Datum	02/2022	Zeichen	gez. Melanie Wegner
	Bäckerstraße 17 19053 Schwerin Tel.: 0385/58 97 98-30, Fax: 0385/58 97 98-39 E-Mail: schwerin@vius.de		gezeichnet	02/2022	gez. Roswitha Helwig	
			geprüft:		gez. Torsten Schäfer	Büroleiter

		Landeshauptstadt Schwerin	Datum		Zeichen	
	Am Packhof 2-6 19053 Schwerin		geprüft			


Lfd.-Nr.	Art der Änderung	Datum	Name

VORPLANUNG

Landeshauptstadt Schwerin	Unterlage / Blatt-Nr.: 5 / 3
Straße / Abschn.-Nr. / Station: Neumühler Weg	Lageplan mit Leitungsbestand
PROJIS-Nr.:	Maßstab: 1:250

Radweg B106 (Tunnel) bis Neumühler Weg (Lankow)

aufgestellt:	
Landeshauptstadt Schwerin	
Schwerin, den	

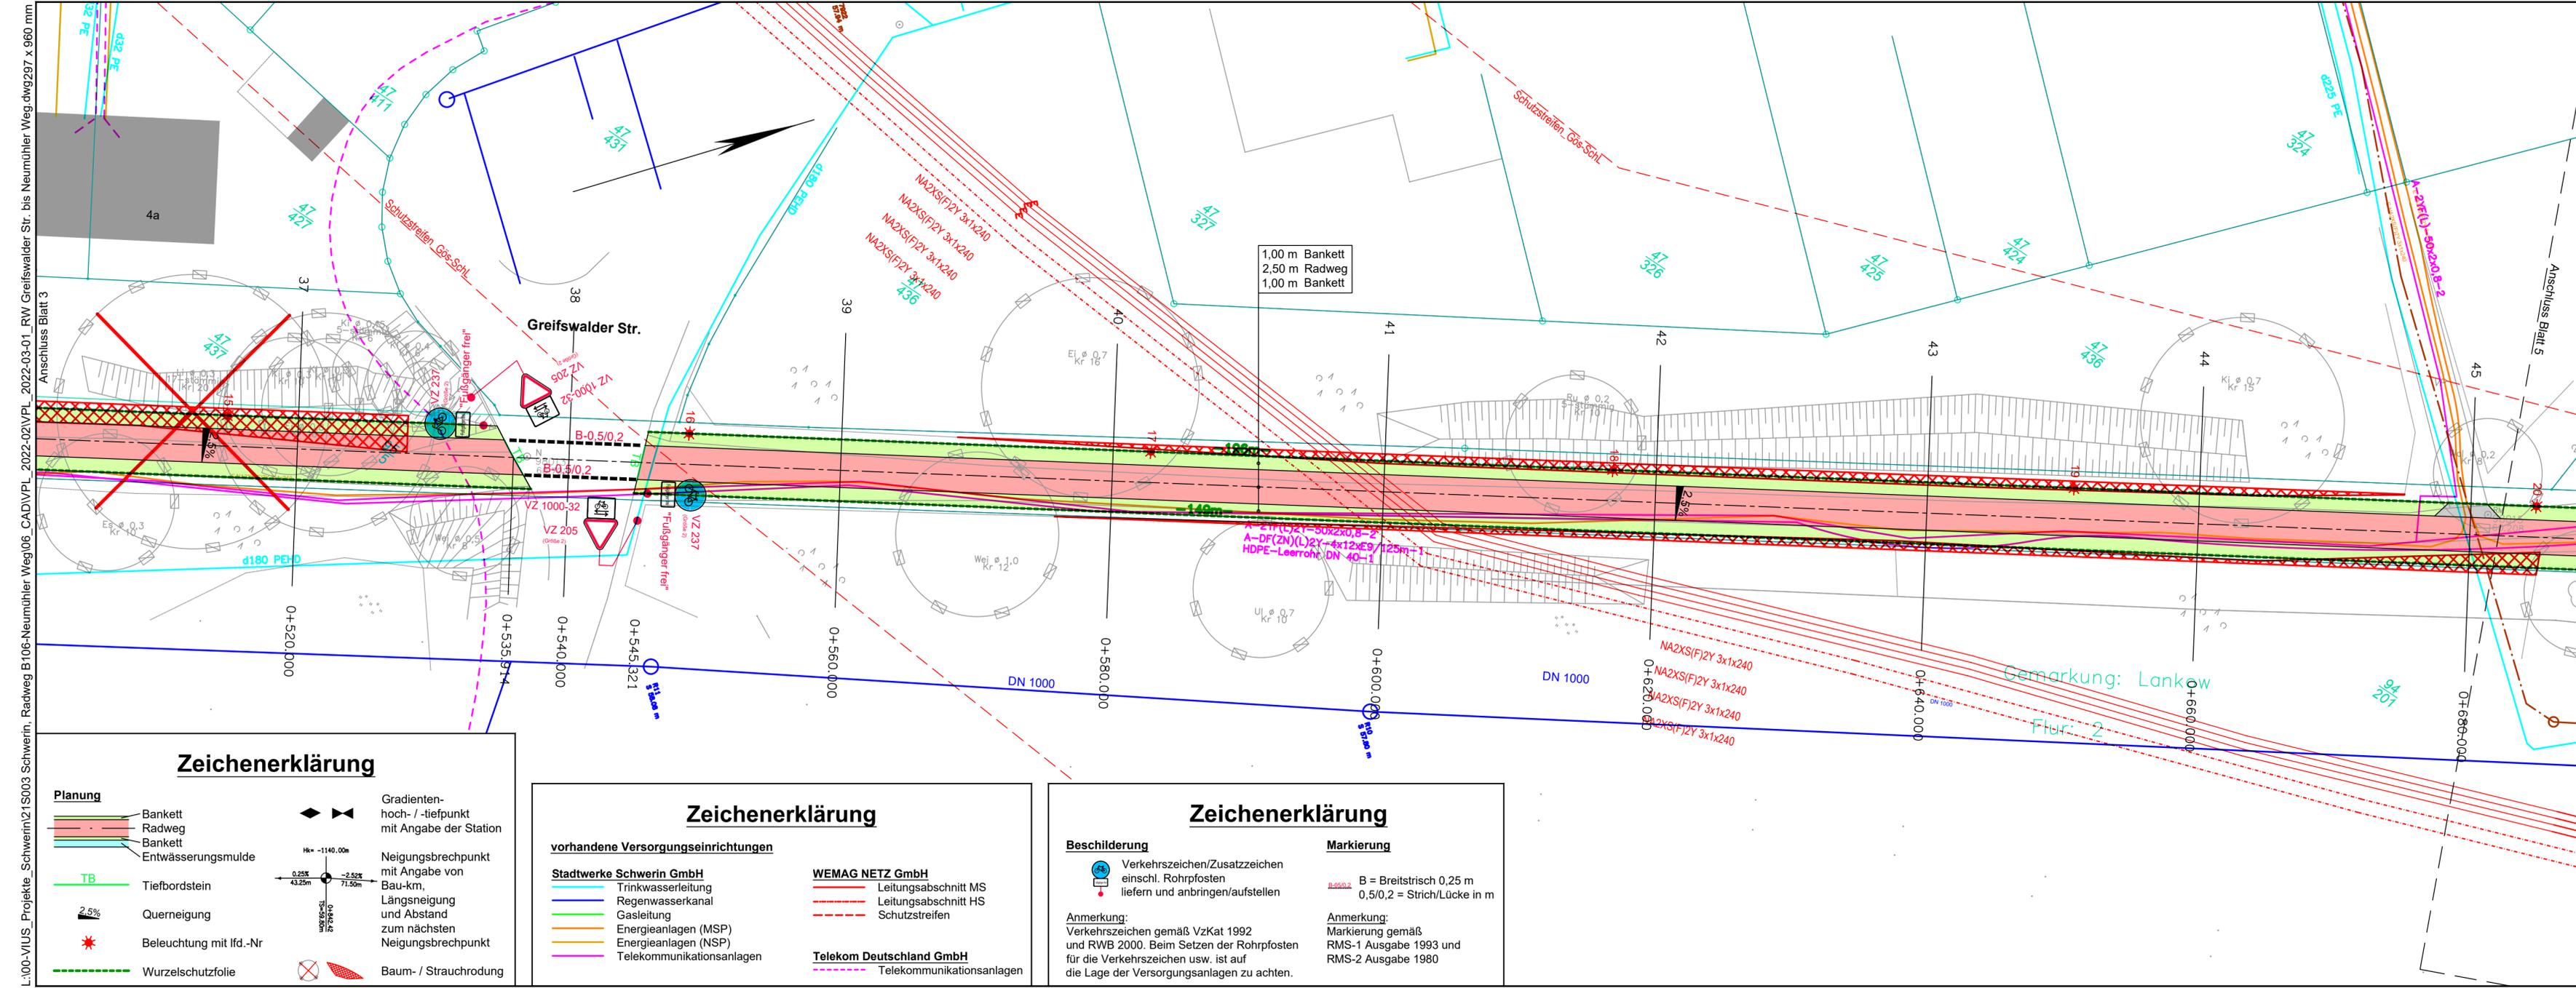

Planung:	VUS Ingenieurplanung GmbH & Co. KG	Datum:	02/2022	Zeichen:	gez. Melanie Wegner
	Bäckerstraße 17 19053 Schwerin Tel.: 0385/58 97 98-30, Fax: 0385/58 97 98-39 E-Mail: schwerin@vus.de	gezeichnet:	02/2022	gez. Roswitha Helwig	
		geprüft:		gez. Torsten Schäfer	Büroleiter

	Landeshauptstadt Schwerin	Datum:		Zeichen:	
	Am Packhof 2-6 19053 Schwerin	geprüft:			

Lfd.-Nr.	Art der Änderung	Datum	Name

VORPLANUNG

Landeshauptstadt Schwerin	Unterlage / Blatt-Nr.: 5 / 4
Straße / Abschn.-Nr. / Station: Neumühler Weg	Lageplan mit Leitungsbestand
PROJIS-Nr.:	Maßstab: 1:250

Radweg B106 (Tunnel) bis Neumühler Weg (Lankow)

aufgestellt:	Landeshauptstadt Schwerin
Schwerin, den	

Zeichenerklärung

Planung		Gradienten- hoch- / -tiefpunkt mit Angabe der Station
	Bankett	
	Radweg	
	Entwässerungsmulde	
	Tiefbordstein	Neigungsbrechpunkt mit Angabe von Bau-km, Längsneigung und Abstand zum nächsten Neigungsbrechpunkt
	Querneigung	
	Beleuchtung mit lfd.-Nr	
	Wurzelschutzfolie	
	Baum- / Strauchrodung	




Zeichenerklärung

vorhandene Versorgungseinrichtungen	
Stadtwerke Schwerin GmbH	
	Trinkwasserleitung
	Regenwasserkanal
	Gasleitung
	Energieanlagen (MSP)
	Energieanlagen (NSP)
	Telekommunikationsanlagen
WEMAG NETZ GmbH	
	Leitungsabschnitt MS
	Leitungsabschnitt HS
	Schutzstreifen
Telekom Deutschland GmbH	
	Telekommunikationsanlagen

Zeichenerklärung

Beschilderung	
	Verkehrszeichen/Zusatzzeichen einschl. Rohrposten liefern und anbringen/aufstellen
Markierung	
	B.050.2 = Breitstrich 0,25 m 0,5/0,2 = Strich/Lücke in m
Anmerkung:	Verkehrszeichen gemäß VZKat 1992 und RWB 2000. Beim Setzen der Rohrposten für die Verkehrszeichen usw. ist auf die Lage der Versorgungsanlagen zu achten.
Anmerkung:	Markierung gemäß RMS-1 Ausgabe 1993 und RMS-2 Ausgabe 1980

 L:\00-VIUS_Projekte_Schwerin\21S003 Schwerin, Radweg B106-Neumühler Weg\06_CAD\VPL_2022-02\VPL_2022-03-01_RW_Greifswalder Str. bis Neumühler Weg.dwg297 x 960 mm

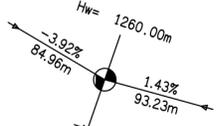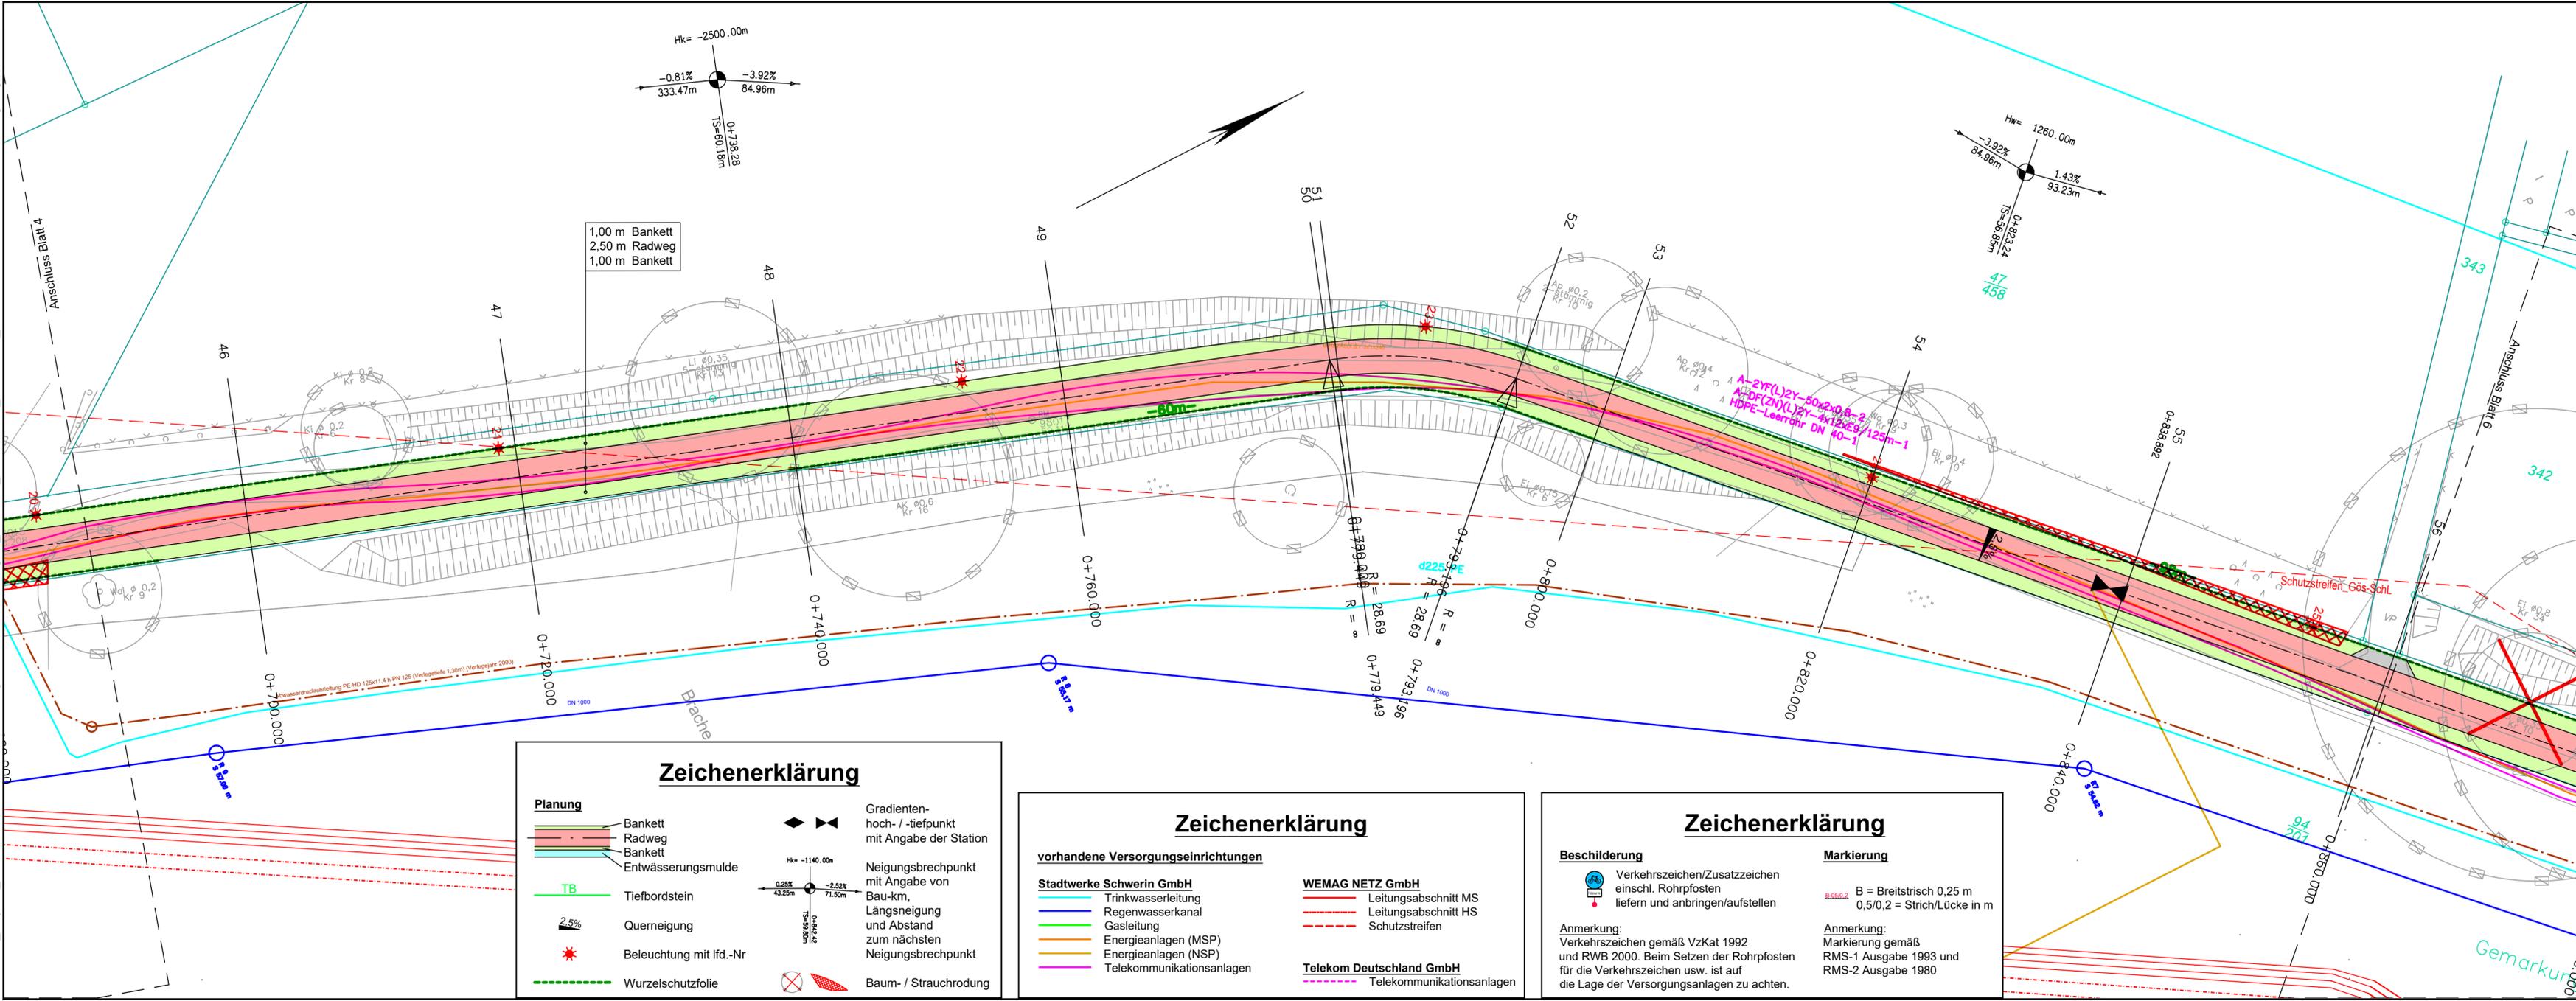

1,00 m Bankett
2,50 m Radweg
1,00 m Bankett

Planung		Zeichenerklärung	
	Bankett		Gradienten-hoch- / -tiefpunkt mit Angabe der Station
	Radweg		Neigungsbrechpunkt mit Angabe von Bau-km, Längsneigung und Abstand zum nächsten Neigungsbrechpunkt
	Bankett		Beleuchtung mit lfd.-Nr
	Entwässerungsmulde		Wurzelschutzfolie
	Tiefbordstein		Baum- / Strauchrodung
	Querneigung		

Zeichenerklärung	
	Trinkwasserleitung
	Regenwasserkanal
	Gasleitung
	Energieanlagen (MSP)
	Energieanlagen (NSP)
	Telekommunikationsanlagen
	Schutzstreifen

Zeichenerklärung	
	Beschilderung
	Markierung

1	2	3	4	5	6	7	8
---	---	---	---	---	---	---	---

Planung:	Ingenieurplanung GmbH&Co.KG	Datum	Zeichen
	Bäckerstraße 17 19053 Schwerin Tel.: 0385/58 97 98-30, Fax: 0385/58 97 98-39 E-Mail: schwerin@vius.de	bearbeitet	02/2022 gez. Melanie Wegner
		gezeichnet	02/2022 gez. Roswitha Helwig
		geprüft:	gez. Torsten Schäfer Büroleiter

	Landeshauptstadt Schwerin Am Packhof 2-6 19053 Schwerin	Datum	Zeichen
		bearbeitet	
		geprüft	


Lfd.-Nr.	Art der Änderung	Datum	Name

VORPLANUNG

Landeshauptstadt Schwerin	Unterlage / Blatt-Nr.: 5 / 5
Straße / Abschn.-Nr. / Station: Neumühler Weg	Lageplan mit Leitungsbestand
PROJIS-Nr.:	Maßstab: 1:250

Radweg B106 (Tunnel) bis Neumühler Weg (Lankow)

aufgestellt:	
Landeshauptstadt Schwerin	
Schwerin, den	

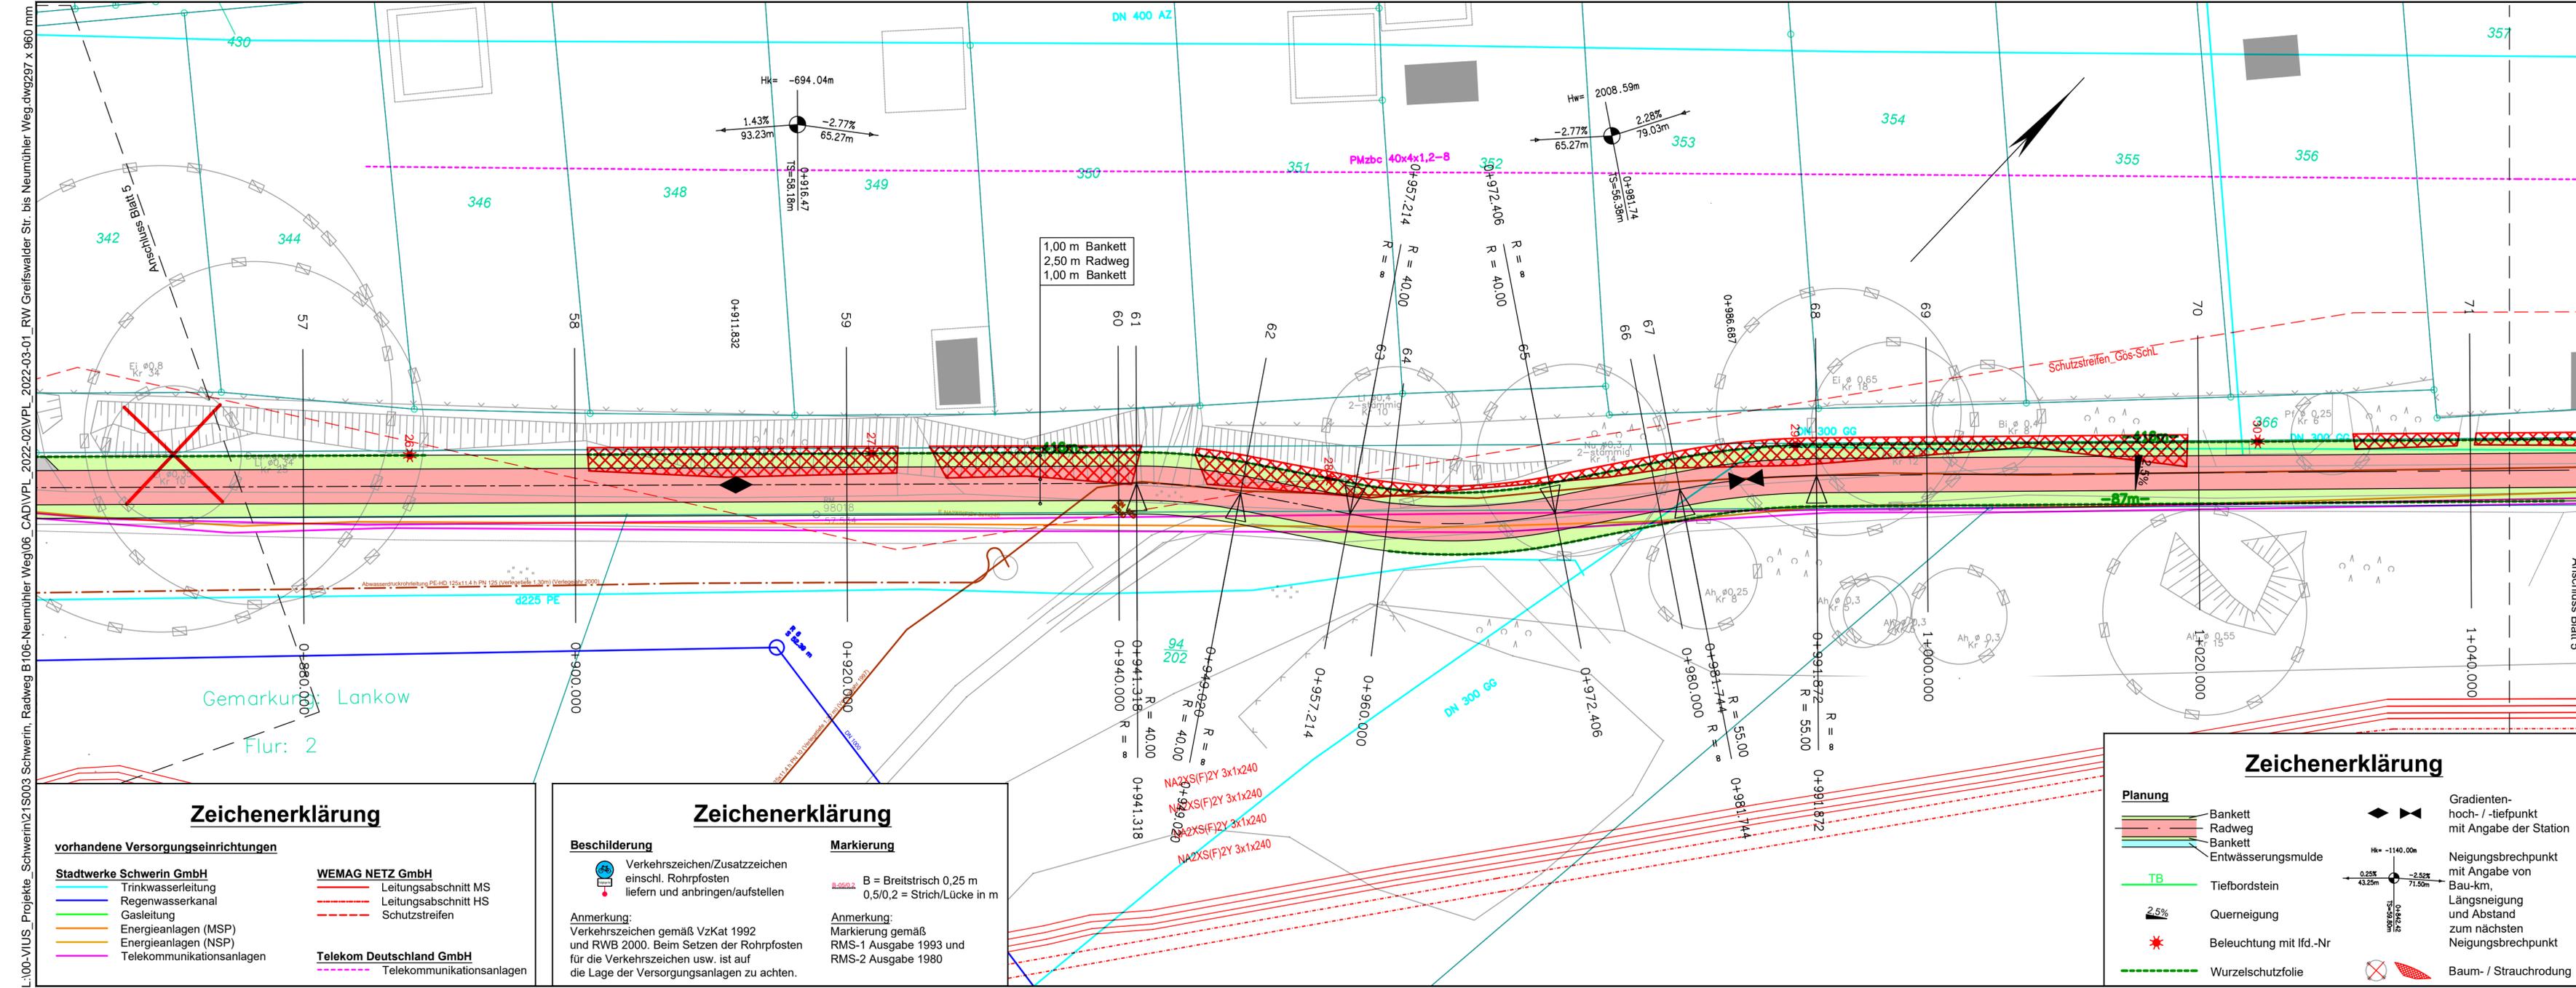

L:\00-VIUS_Projekte_Schwerin\21\IS003_Schwerin_Radweg B106-Neumühler Weg\06_CAD\IVPL_2022-02\IVPL_2022-03-01_RW_Greifswalder Str. bis Neumühler Weg.dwg 29.07.2022 14:00

1	2	3	4	5	6	7	8
---	---	---	---	---	---	---	---

Planung:	VUS Ingenieurplanung GmbH&Co.KG	Datum	02/2022	Zeichen	gez. Melanie Wegner
	Bäckerstraße 17 19053 Schwerin Tel.: 0385/58 97 98-30, Fax: 0385/58 97 98-39 E-Mail: schwerin@vus.de	gezeichnet	02/2022		gez. Roswitha Helwig
		geprüft:			gez. Torsten Schäfer Büroleiter

	Landeshauptstadt Schwerin Am Packhof 2-6 19053 Schwerin	Datum		Zeichen	
		bearbeitet			
		geprüft			

Lfd.-Nr.	Art der Änderung	Datum	Name

VORPLANUNG

Landeshauptstadt Schwerin	Unterlage / Blatt-Nr.: 5 / 6
Straße / Abschn.-Nr. / Station: Neumühler Weg	Lageplan mit Leitungsbestand
PROJIS-Nr.:	Maßstab: 1:250

Radweg B106 (Tunnel) bis Neumühler Weg (Lankow)

aufgestellt:	Landeshauptstadt Schwerin
Schwerin, den	

Zeichenerklärung

- vorhandene Versorgungseinrichtungen**
- Trinkwasserleitung
 - Regenwasserkanal
 - Gasleitung
 - Energieanlagen (MSP)
 - Energieanlagen (NSP)
 - Telekommunikationsanlagen
- WEMAG NETZ GmbH**
- Leitungsabschnitt MS
 - Leitungsabschnitt HS
 - Schutzstreifen
- Telekom Deutschland GmbH**
- Telekommunikationsanlagen

 

Zeichenerklärung

- Beschilderung**
- Verkehrszeichen/Zusatzzeichen einschl. Rohrpfosten liefern und anbringen/aufstellen
- Markierung**
- B = Breitstrich 0,25 m, 0,5/0,2 = Strich/Lücke in m
- Anmerkung:** Verkehrszeichen gemäß VzKat 1992 und RWB 2000. Beim Setzen der Rohrpfosten für die Verkehrszeichen usw. ist auf die Lage der Versorgungsanlagen zu achten.
- Anmerkung:** Markierung gemäß RMS-1 Ausgabe 1993 und RMS-2 Ausgabe 1980

Zeichenerklärung

- Planung**
- Bankett
 - Radweg
 - Bankett
 - Entwässerungsmulde
 - Tiefbordstein
 - Querneigung
 - Beleuchtung mit lfd.-Nr.
 - Wurzelschutzfolie
- Gradienten- hoch- / -tiefpunkt mit Angabe der Station**
- Neigungsbrechpunkt mit Angabe von Bau-km, Längsneigung und Abstand zum nächsten Neigungsbrechpunkt**
- Baum- / Strauchrodung**

Anschluss Blatt 5

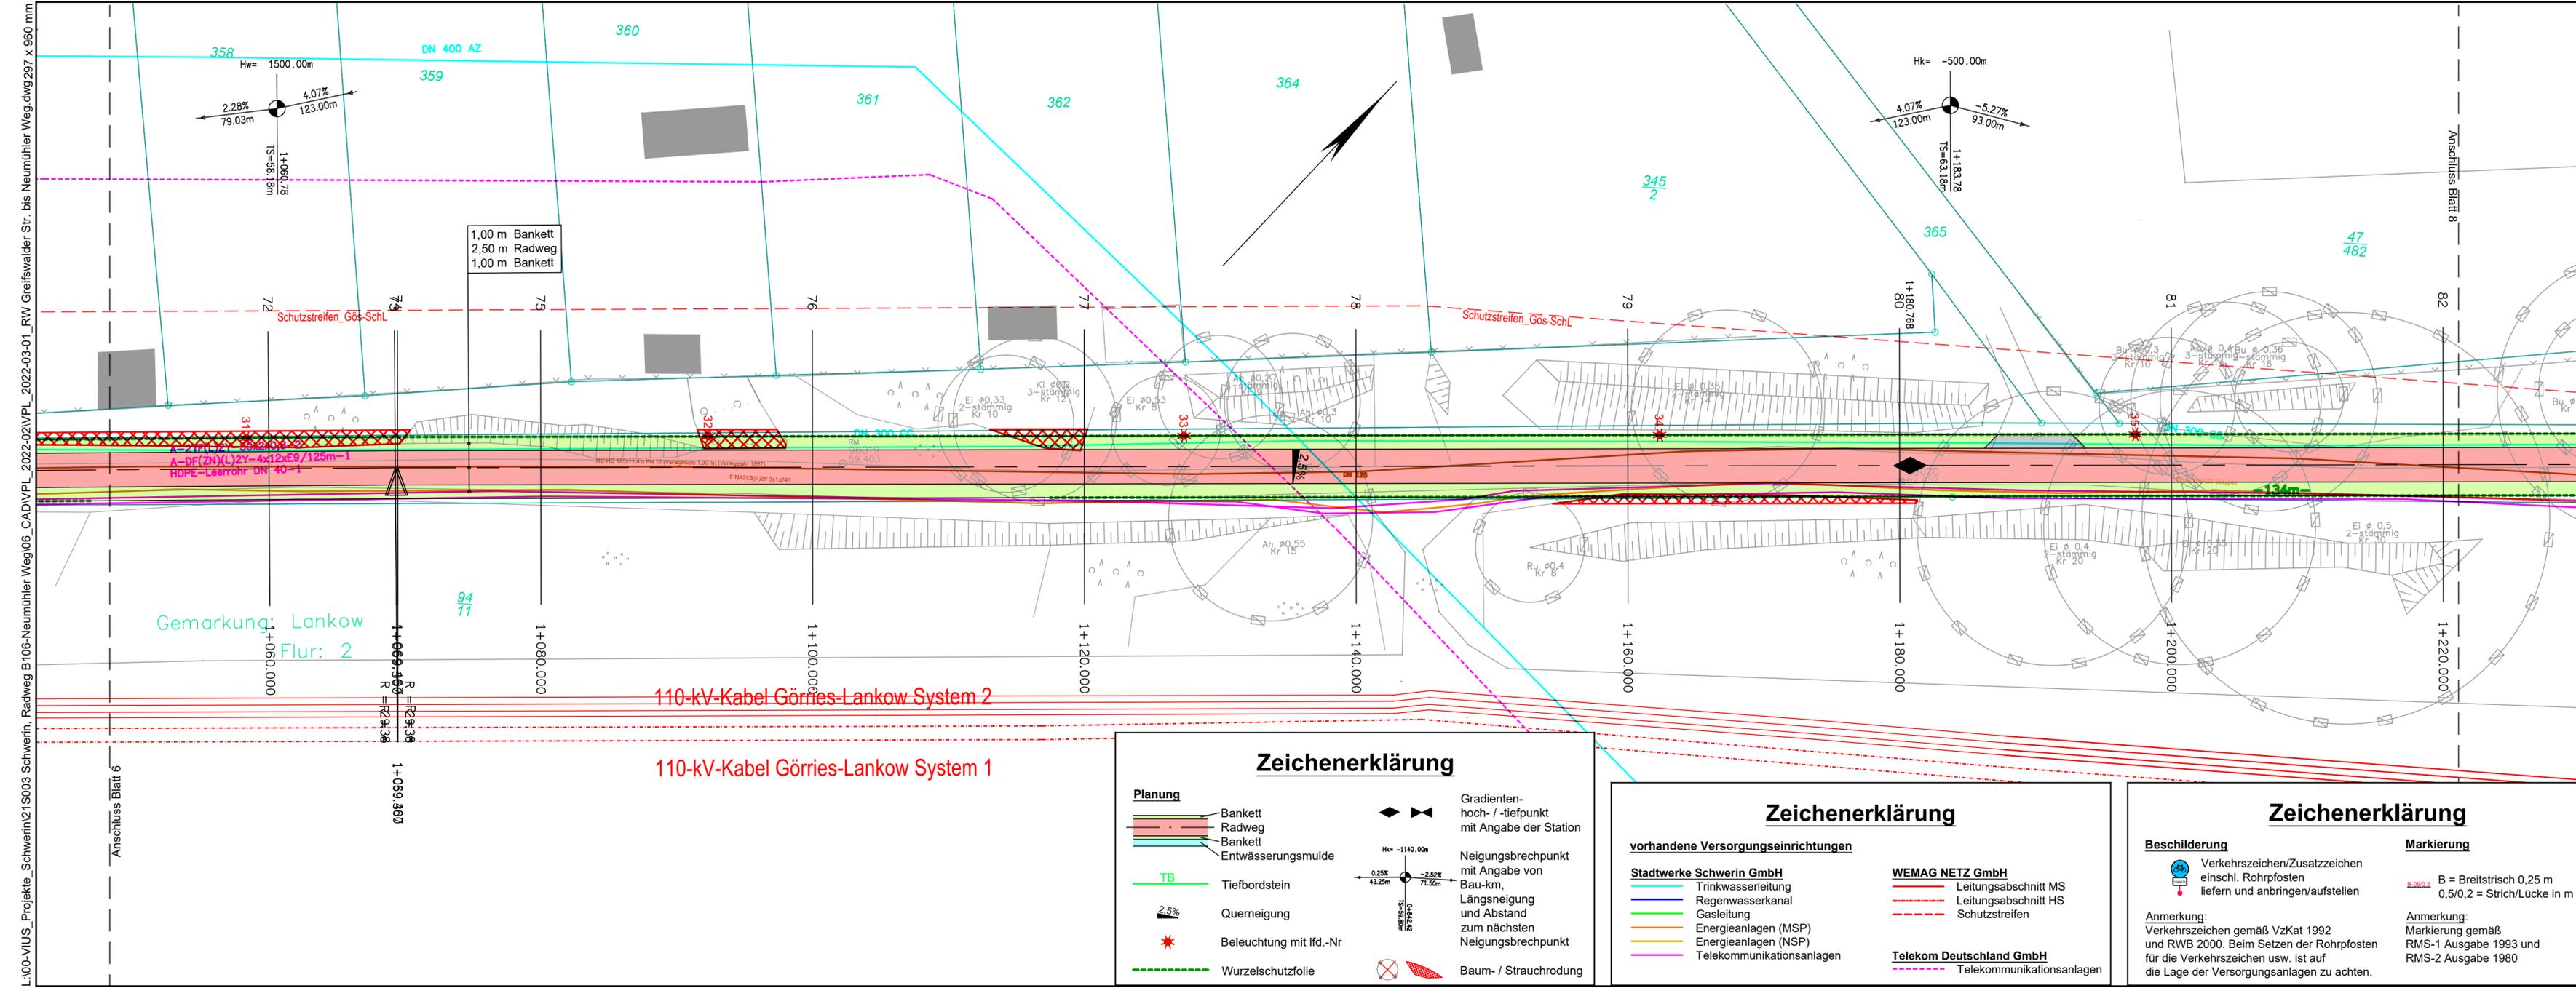

Planung:	VUS Ingenieurplanung GmbH&Co.KG	Datum	02/2022	Zeichen	gez. Melanie Wegner
	Bäckerstraße 17 19053 Schwerin Tel.: 0385/58 97 98-30, Fax: 0385/58 97 98-39 E-Mail: schwerin@vius.de	gezeichnet	02/2022	gez.	Roswitha Heilig
		geprüft:		gez.	Torsten Schäfer Büroleiter

	Landeshauptstadt Schwerin Am Packhof 2-6 19053 Schwerin	Datum		Zeichen	
		bearbeitet		geprüft	

Lfd.-Nr.	Art der Änderung	Datum	Name

VORPLANUNG

Landeshauptstadt Schwerin	Unterlage / Blatt-Nr.: 5 / 7
Straße / Abschn.-Nr. / Station: Neumühler Weg	Lageplan mit Leitungsbestand
PROJIS-Nr.:	Maßstab: 1:250

Radweg B106 (Tunnel) bis Neumühler Weg (Lankow)

aufgestellt:	Landeshauptstadt Schwerin
Schwerin, den	

Zeichenerklärung


Planung	Bankett	Gradien- hoch- / -tiefpunkt mit Angabe der Station
	Radweg	
	Bankett	
	Entwässerungsmulde	
TB	Tiefbordstein	Neigungsbrechpunkt mit Angabe von Bau-km, Längsneigung und Abstand zum nächsten Neigungsbrechpunkt
2,5%	Querneigung	
*	Beleuchtung mit lfd.-Nr	
---	Wurzelschutzfolie	Baum- / Strauchrodung

Zeichenerklärung

vorhandene Versorgungseinrichtungen	WEMAG NETZ GmbH
Stadtwerke Schwerin GmbH	Leitungsabschnitt MS
Trinkwasserleitung	Leitungsabschnitt HS
Regenwasserkanal	Schutzstreifen
Gasleitung	
Energieanlagen (MSP)	Telekom Deutschland GmbH
Energieanlagen (NSP)	Telekommunikationsanlagen
Telekommunikationsanlagen	

Zeichenerklärung

Beschilderung	Markierung
Verkehrszeichen/Zusatzzeichen einschl. Rohrpfosten liefern und anbringen/aufstellen	B = Breitstrich 0,25 m 0,5/0,2 = Strich/Lücke in m
Anmerkung: Verkehrszeichen gemäß VzKat 1992 und RWB 2000. Beim Setzen der Rohrpfosten für die Verkehrszeichen usw. ist auf die Lage der Versorgungsanlagen zu achten.	Anmerkung: Markierung gemäß RMS-1 Ausgabe 1993 und RMS-2 Ausgabe 1980

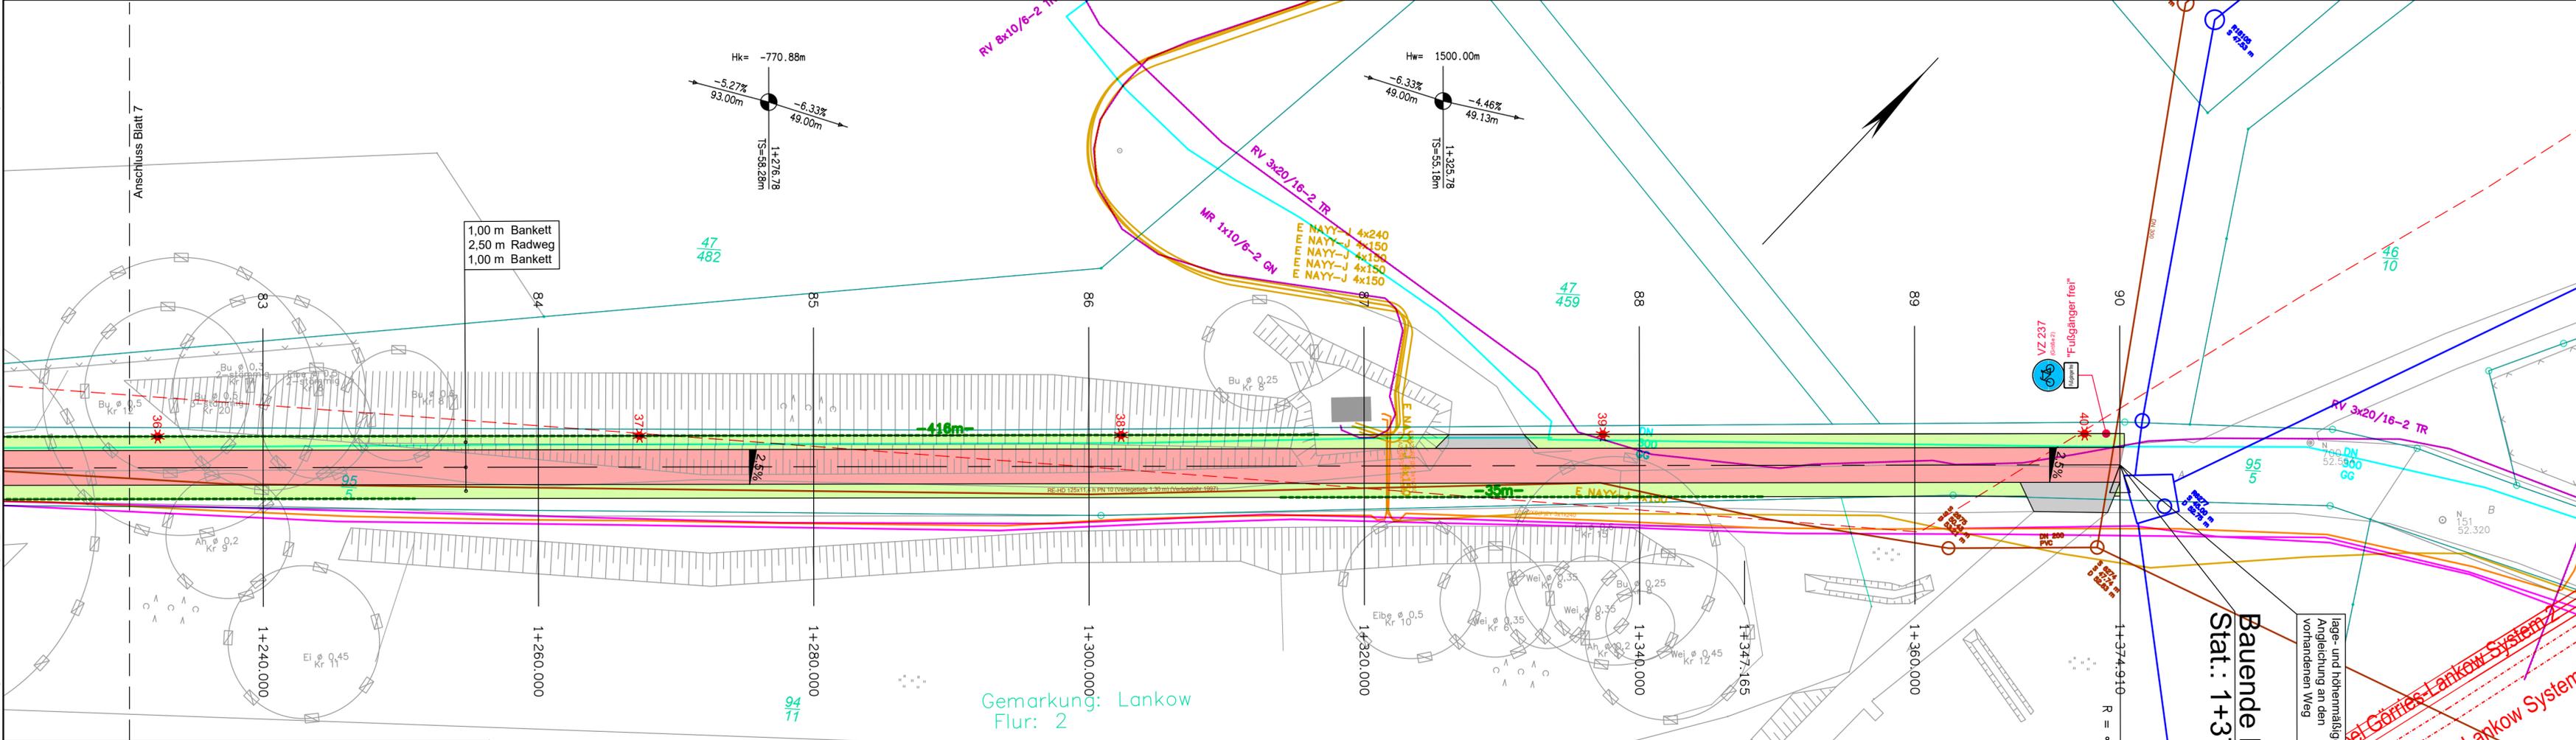

Zeichenerklärung

	Planung		Gradienten-hoch- / -tiefpunkt mit Angabe der Station
	Bankett		Neigungsbrechpunkt mit Angabe von Bau-km, Längsneigung und Abstand zum nächsten Neigungsbrechpunkt
	Radweg		Baum- / Strauchrodung
	Bankett		
	Entwässerungsmulde		
	Tiefbordstein		
	Querneigung		
	Beleuchtung mit lfd.-Nr		
	Wurzelschutzfolie		

Zeichenerklärung

vorhandene Versorgungseinrichtungen	Stadtwerke Schwerin GmbH	WEMAG NETZ GmbH	
	Trinkwasserleitung		Leitungsabschnitt MS
	Regenwasserkanal		Leitungsabschnitt HS
	Gasleitung		Schutzstreifen
	Energieanlagen (MSP)		
	Energieanlagen (NSP)	Telekom Deutschland GmbH	
	Telekommunikationsanlagen		Telekommunikationsanlagen

Zeichenerklärung

Beschilderung		Verkehrszeichen/Zusatzzeichen einschl. Rohrpfosten liefern und anbringen/aufstellen
Markierung		B = Breitstrich 0,25 m 0,5/0,2 = Strich/Lücke in m

Anmerkung: Verkehrszeichen gemäß VzKat 1992 und RWB 2000. Beim Setzen der Rohrpfosten für die Verkehrszeichen usw. ist auf die Lage der Versorgungsanlagen zu achten.

Anmerkung: Markierung gemäß RMS-1 Ausgabe 1993 und RMS-2 Ausgabe 1980

NA2XS(F)2Y 3x1x240

NA2XS(F)2Y 3x1x240

NA2XS(F)2Y 3x1x240

NA2XS(F)2Y 3x1x240

NA2XS(F)2Y 3x1x240

1	2	3	4	5	6	7	8
---	---	---	---	---	---	---	---

Planung:	VUS Ingenieurplanung GmbH&Co.KG	Datum	02/2022	Zeichen	gez. Melanie Wegner
	Bäckerstraße 17 19053 Schwerin Tel.: 0385/58 97 98-30, Fax: 0385/58 97 98-39 E-Mail: schwerin@vius.de	gezeichnet	02/2022		gez. Roswitha Helwig
		geprüft:		gez. Torsten Schäfer	Büroleiter

	Landeshauptstadt Schwerin	Datum		Zeichen	
	Am Packhof 2-6 19053 Schwerin	geprüft			

Lfd.-Nr.	Art der Änderung	Datum	Name

VORPLANUNG

Landeshauptstadt Schwerin	Unterlage / Blatt-Nr.: 5 / 8
Straße / Abschn.-Nr. / Station: Neumühler Weg	Lageplan mit Leitungsbestand
PROJIS-Nr.:	Maßstab: 1:250

Radweg B106 (Tunnel) bis Neumühler Weg (Lankow)

aufgestellt:	Landeshauptstadt Schwerin
Schwerin, den	